


План 5 этажа с сетями Т1,Т2. М1:100

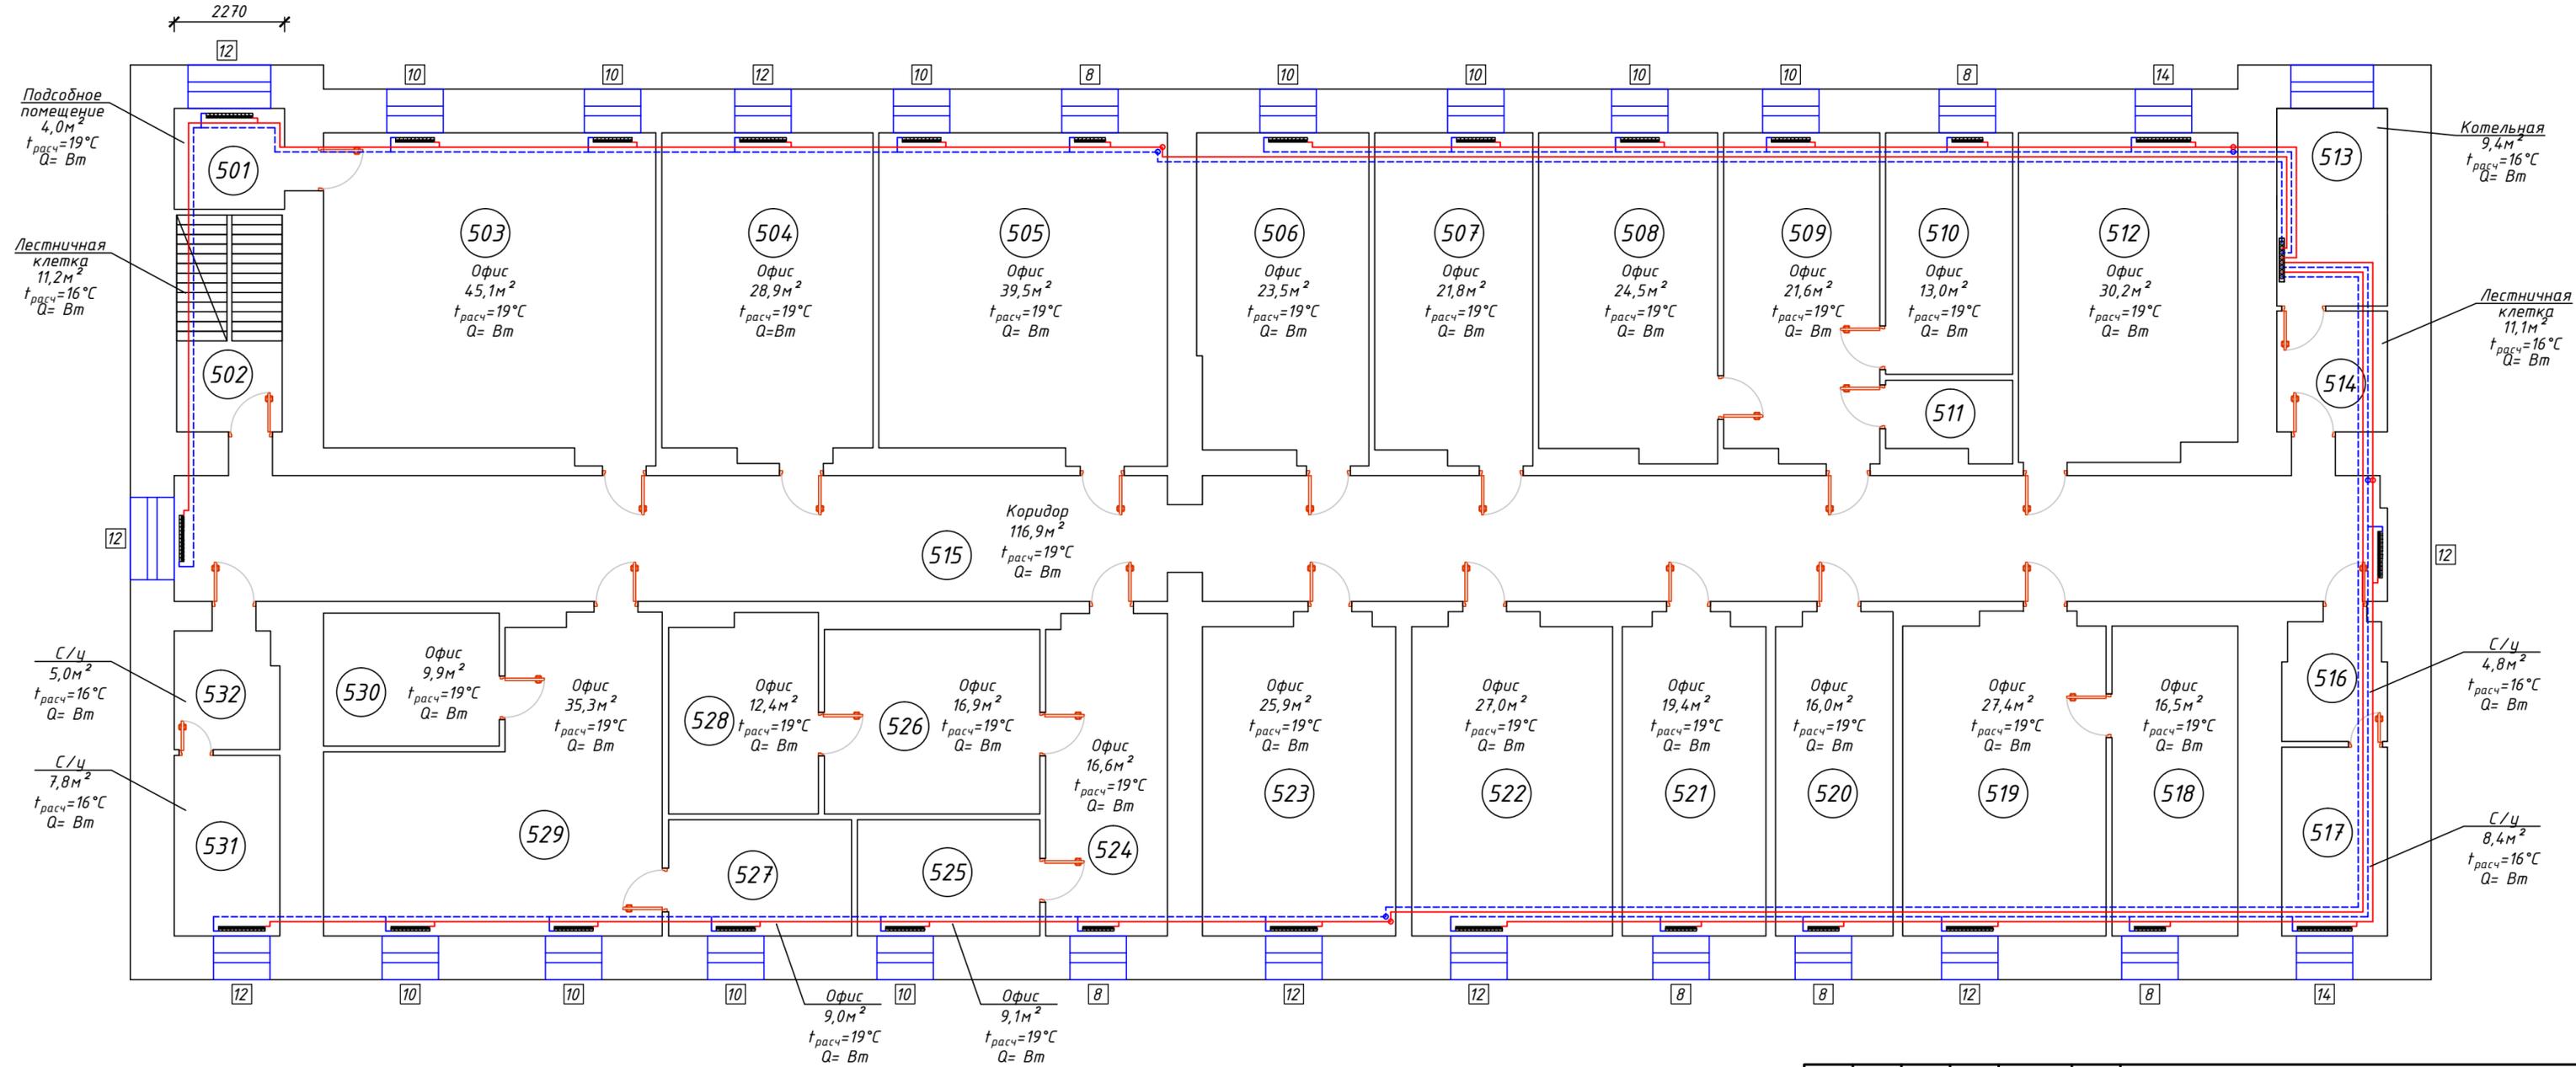

Согласовано

Взам. инв. №	
Подп. и дата	
Инв. № подл.	

						-ОВ		
						Офисные помещения		
Изм.	Колуч.	Лист	№ док.	Подпись	Дата	Отопление и вентиляция.		
Разработал					10.16			
Проверил					10.16	Стадия	Лист	Листов
ГИП					10.16	Р	1	
Н. контроль					10.16	000 ""		