


План 5 этажа с сетями Т1,Т2. М1:100

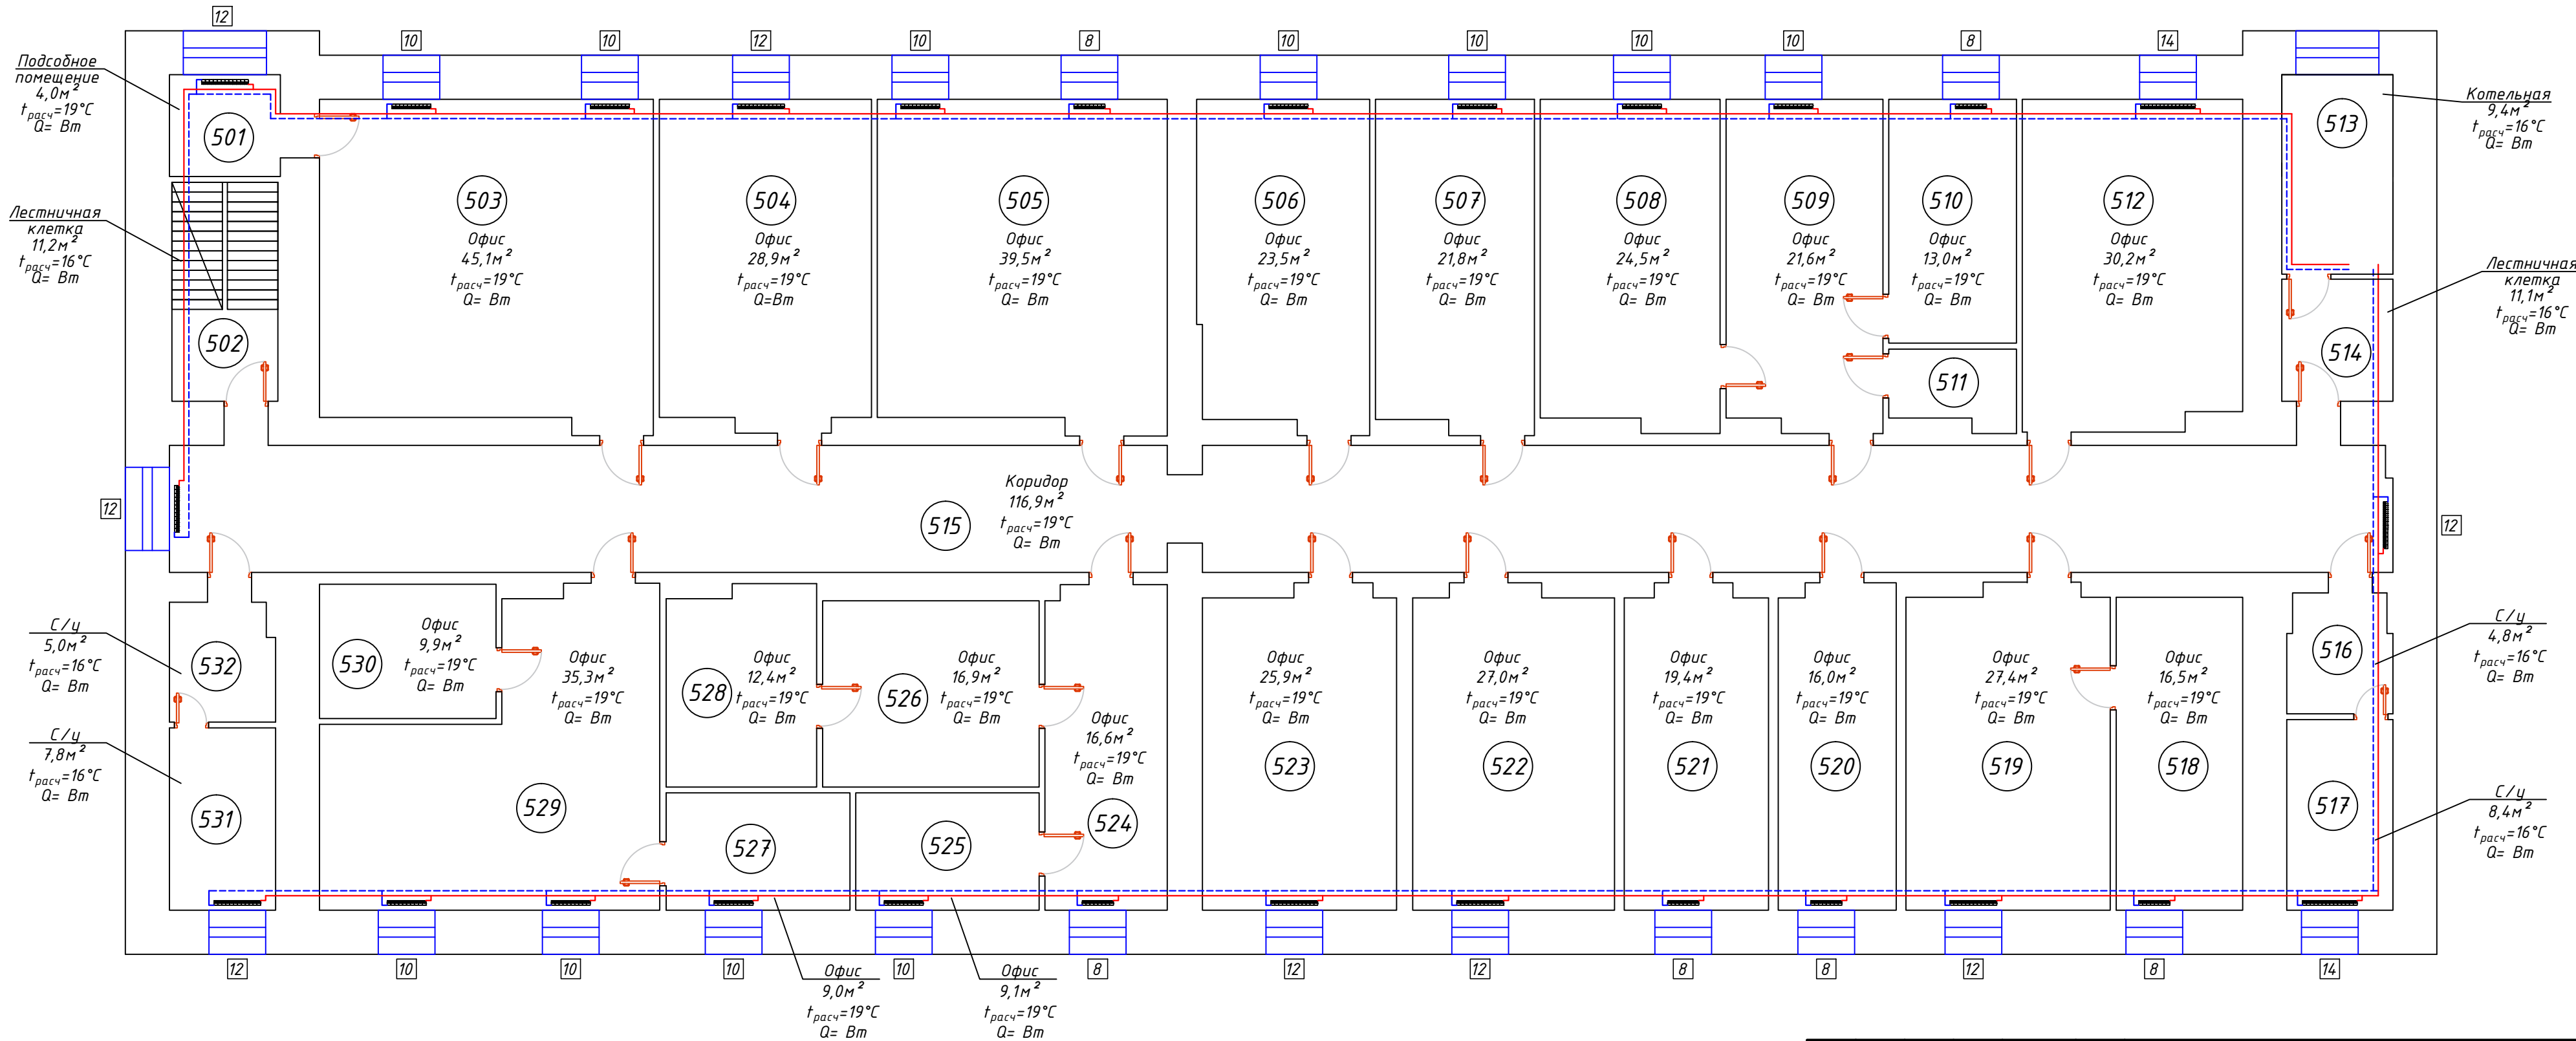

Согласовано					
Взам. инв. №					
Подп. и дата					
Инв. № подл.					

						-ОВ			
						Офисные помещения			
Изм.	Колуч.	Лист	№ док.	Подпись	Дата	Отопление и вентиляция.	Стадия	Лист	Листов
Разработал					10.16		Р	1	
Проверил					10.16				
ГИП					10.16				000 ""
Н. контроль					10.16				