
 
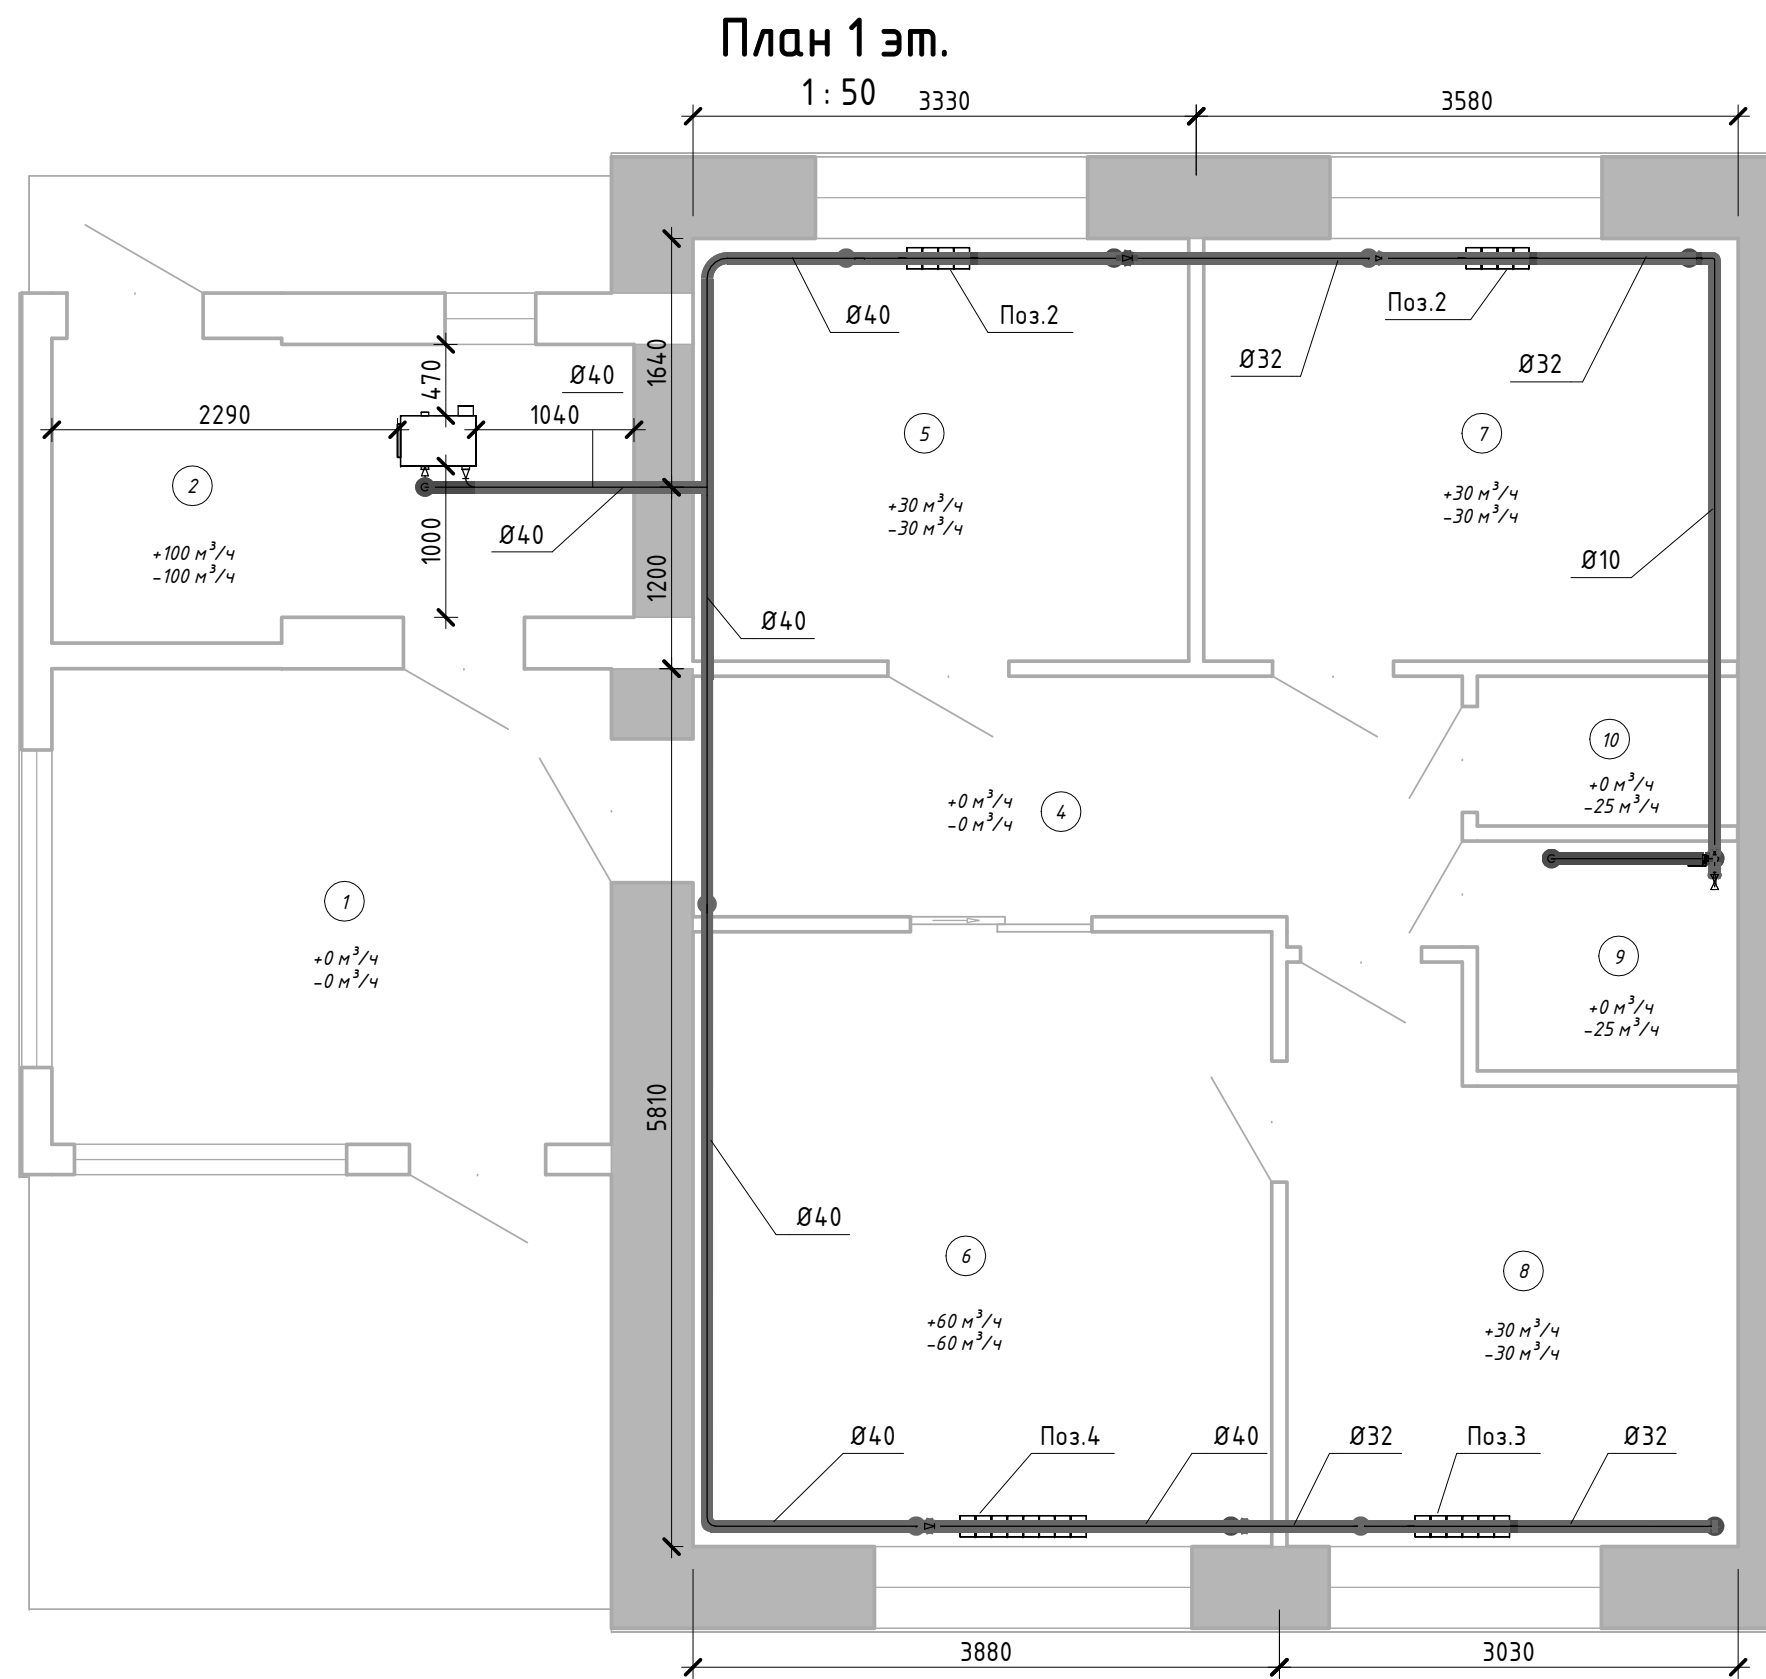


Согласовано				Взам. инв. №	Подп. и дата	Инв. № подл.

 


						1702-02 – 0В			
						Устройство системы отопления двухквартирного жилого дома с трехкомнатными квартирами в с. Онор Смирныховского района Сахалинской области			
Изм.	Кол.уч.	Лист	№ док.	Подпись	Дата	2 квартирный жилой дом. Система отопления	Стадия	Лист	Листов
							Р	2	
ГИП		Грачков			04.2016	План первого этажа	ООО "Инэкспро"		
Проверил		Алексеев			04.2016				
Разработал		Дворцов			04.2016				


3D Отопление Схема

 
 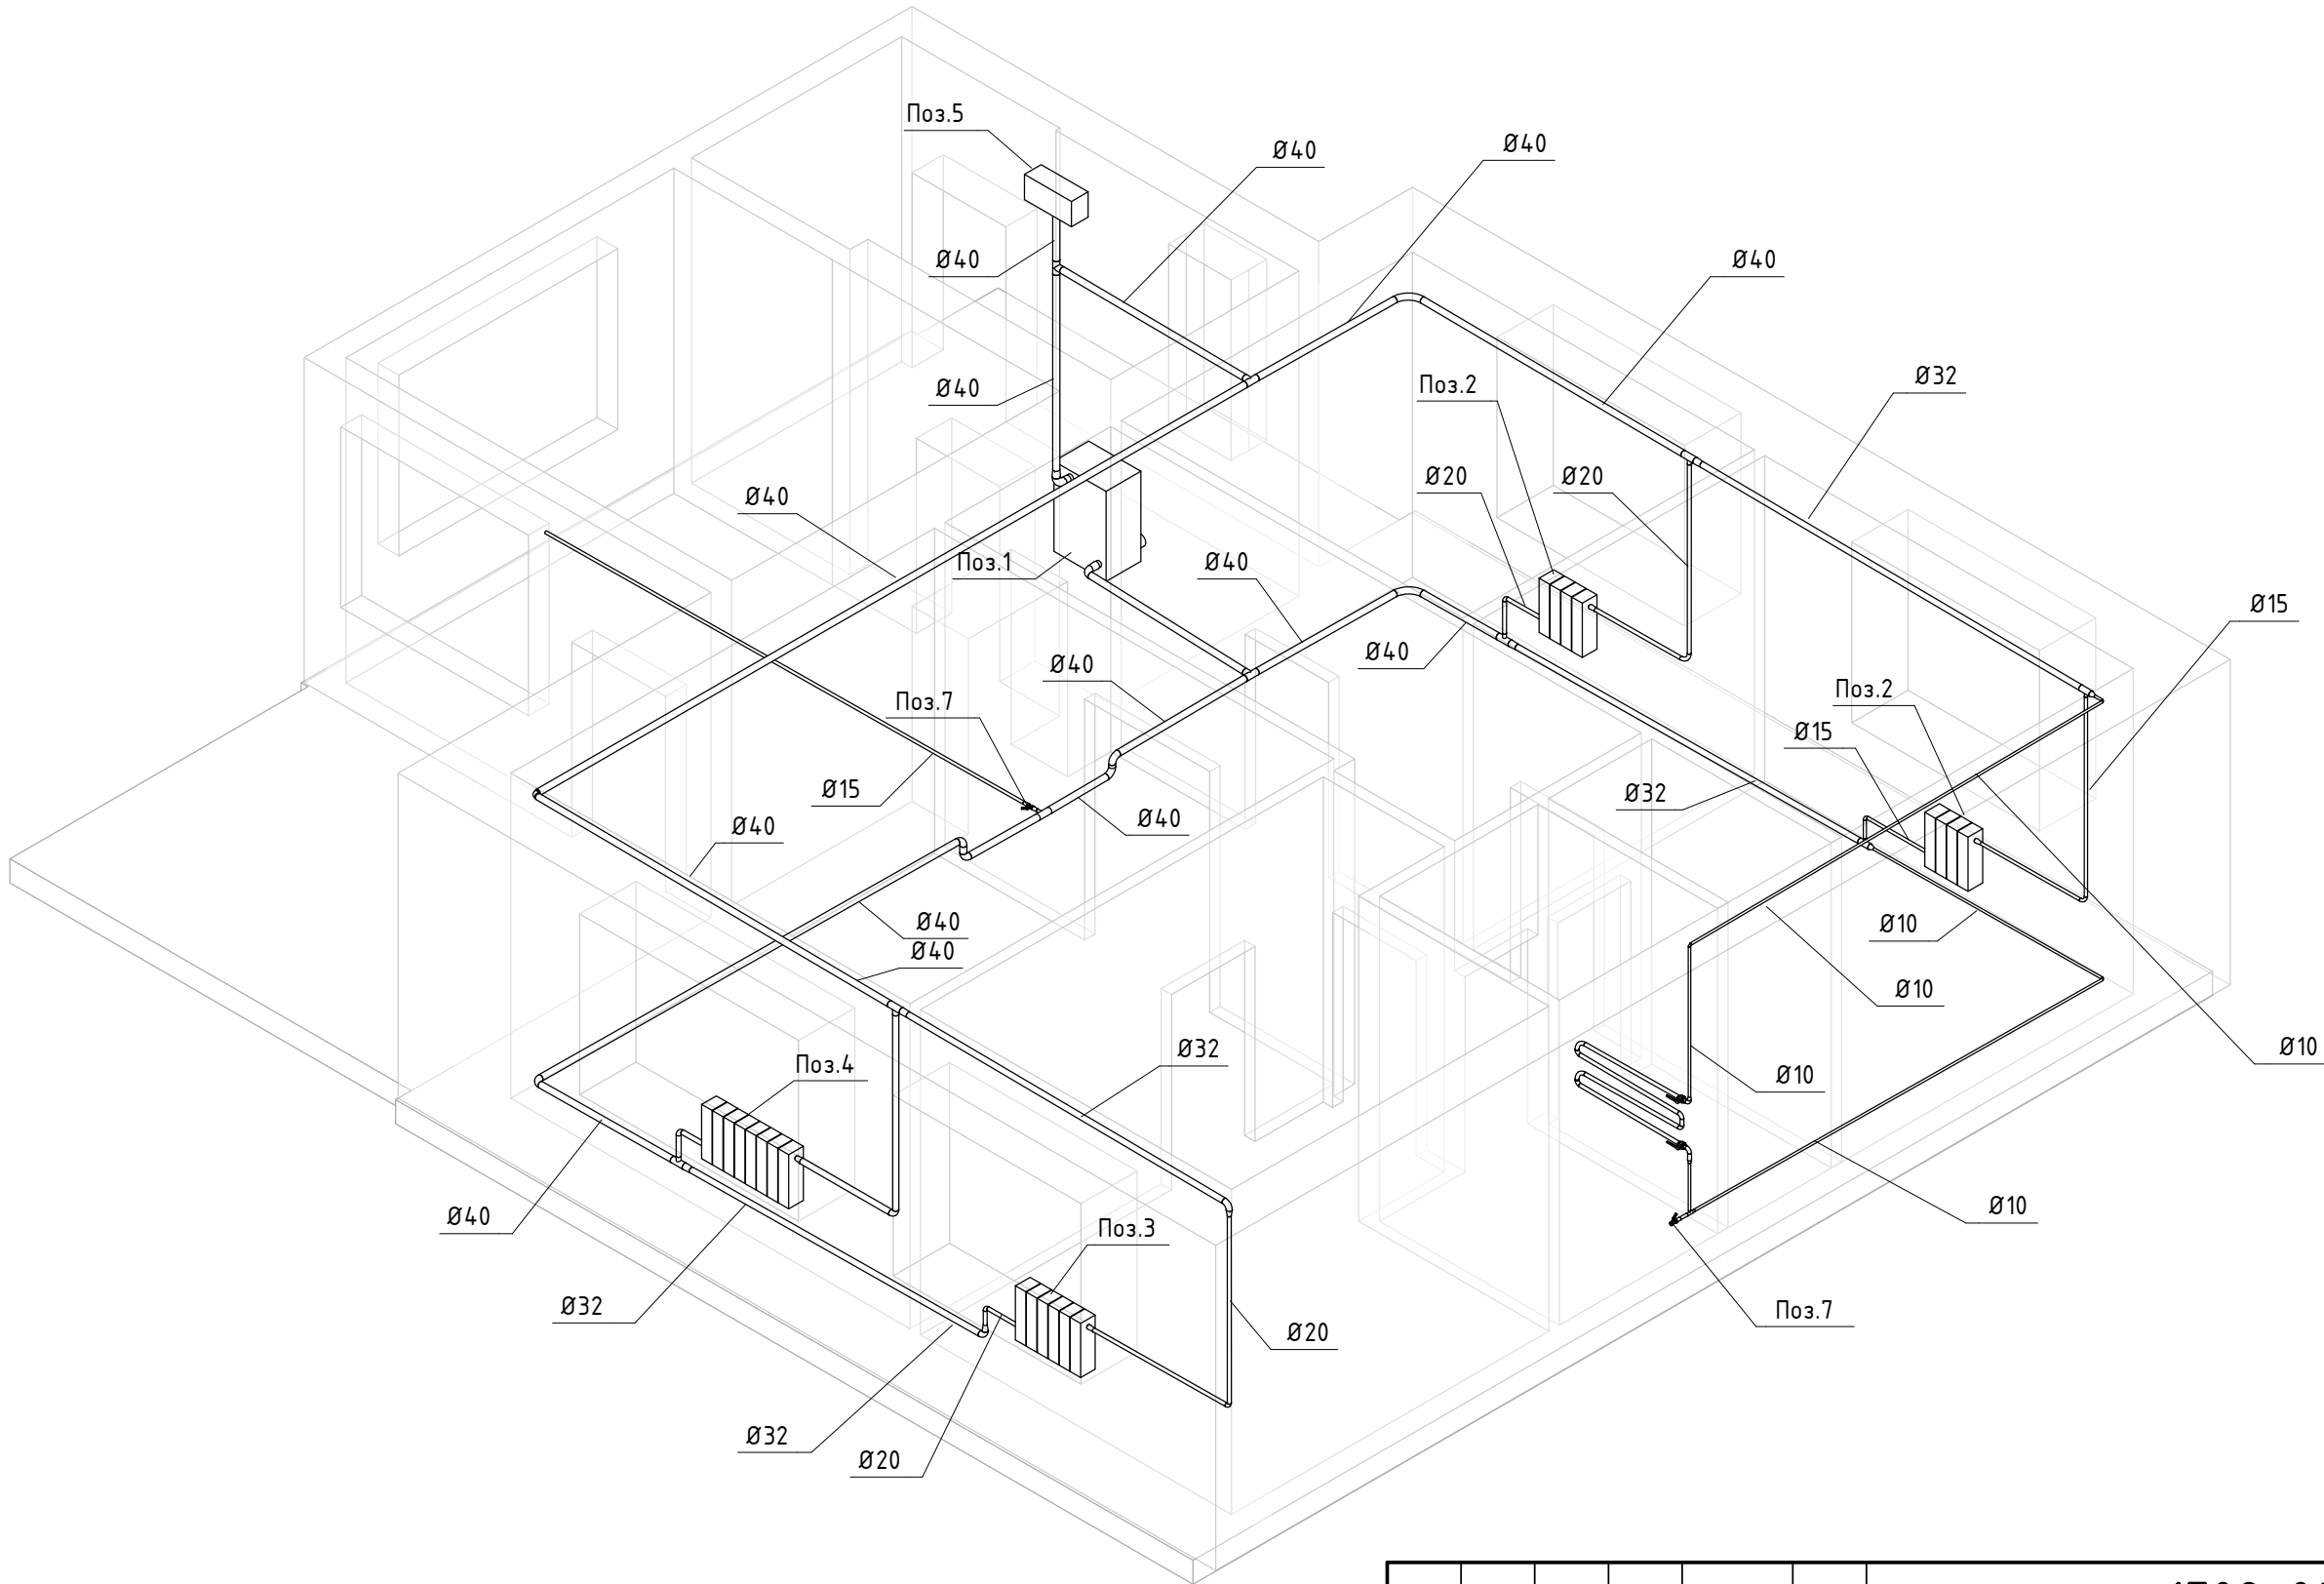


Согласовано				
Взам. инв. №				
Подп. и дата				
Инв. № подл.				

						1702-02 – 0В		
						Устройство системы отопления двухквартирного жилого дома с трехкомнатными квартирами в с. Омор Смирныховского района Сахалинской области		
Изм.	Кол.уч	Лист	№ док.	Подпись	Дата	2 квартирный жилой дом. Система отопления		
						Стадия	Лист	Листов
						Р	3	
ГИП		Грачков			04.2016	Схема		
Проверил		Алексеев			04.2016			
Разработал		Дворцов			04.2016			
						ООО "Инэкспро"		

Согласовано				
Взам. инв. №				
Подп. и дата				
Инв. № подл.				

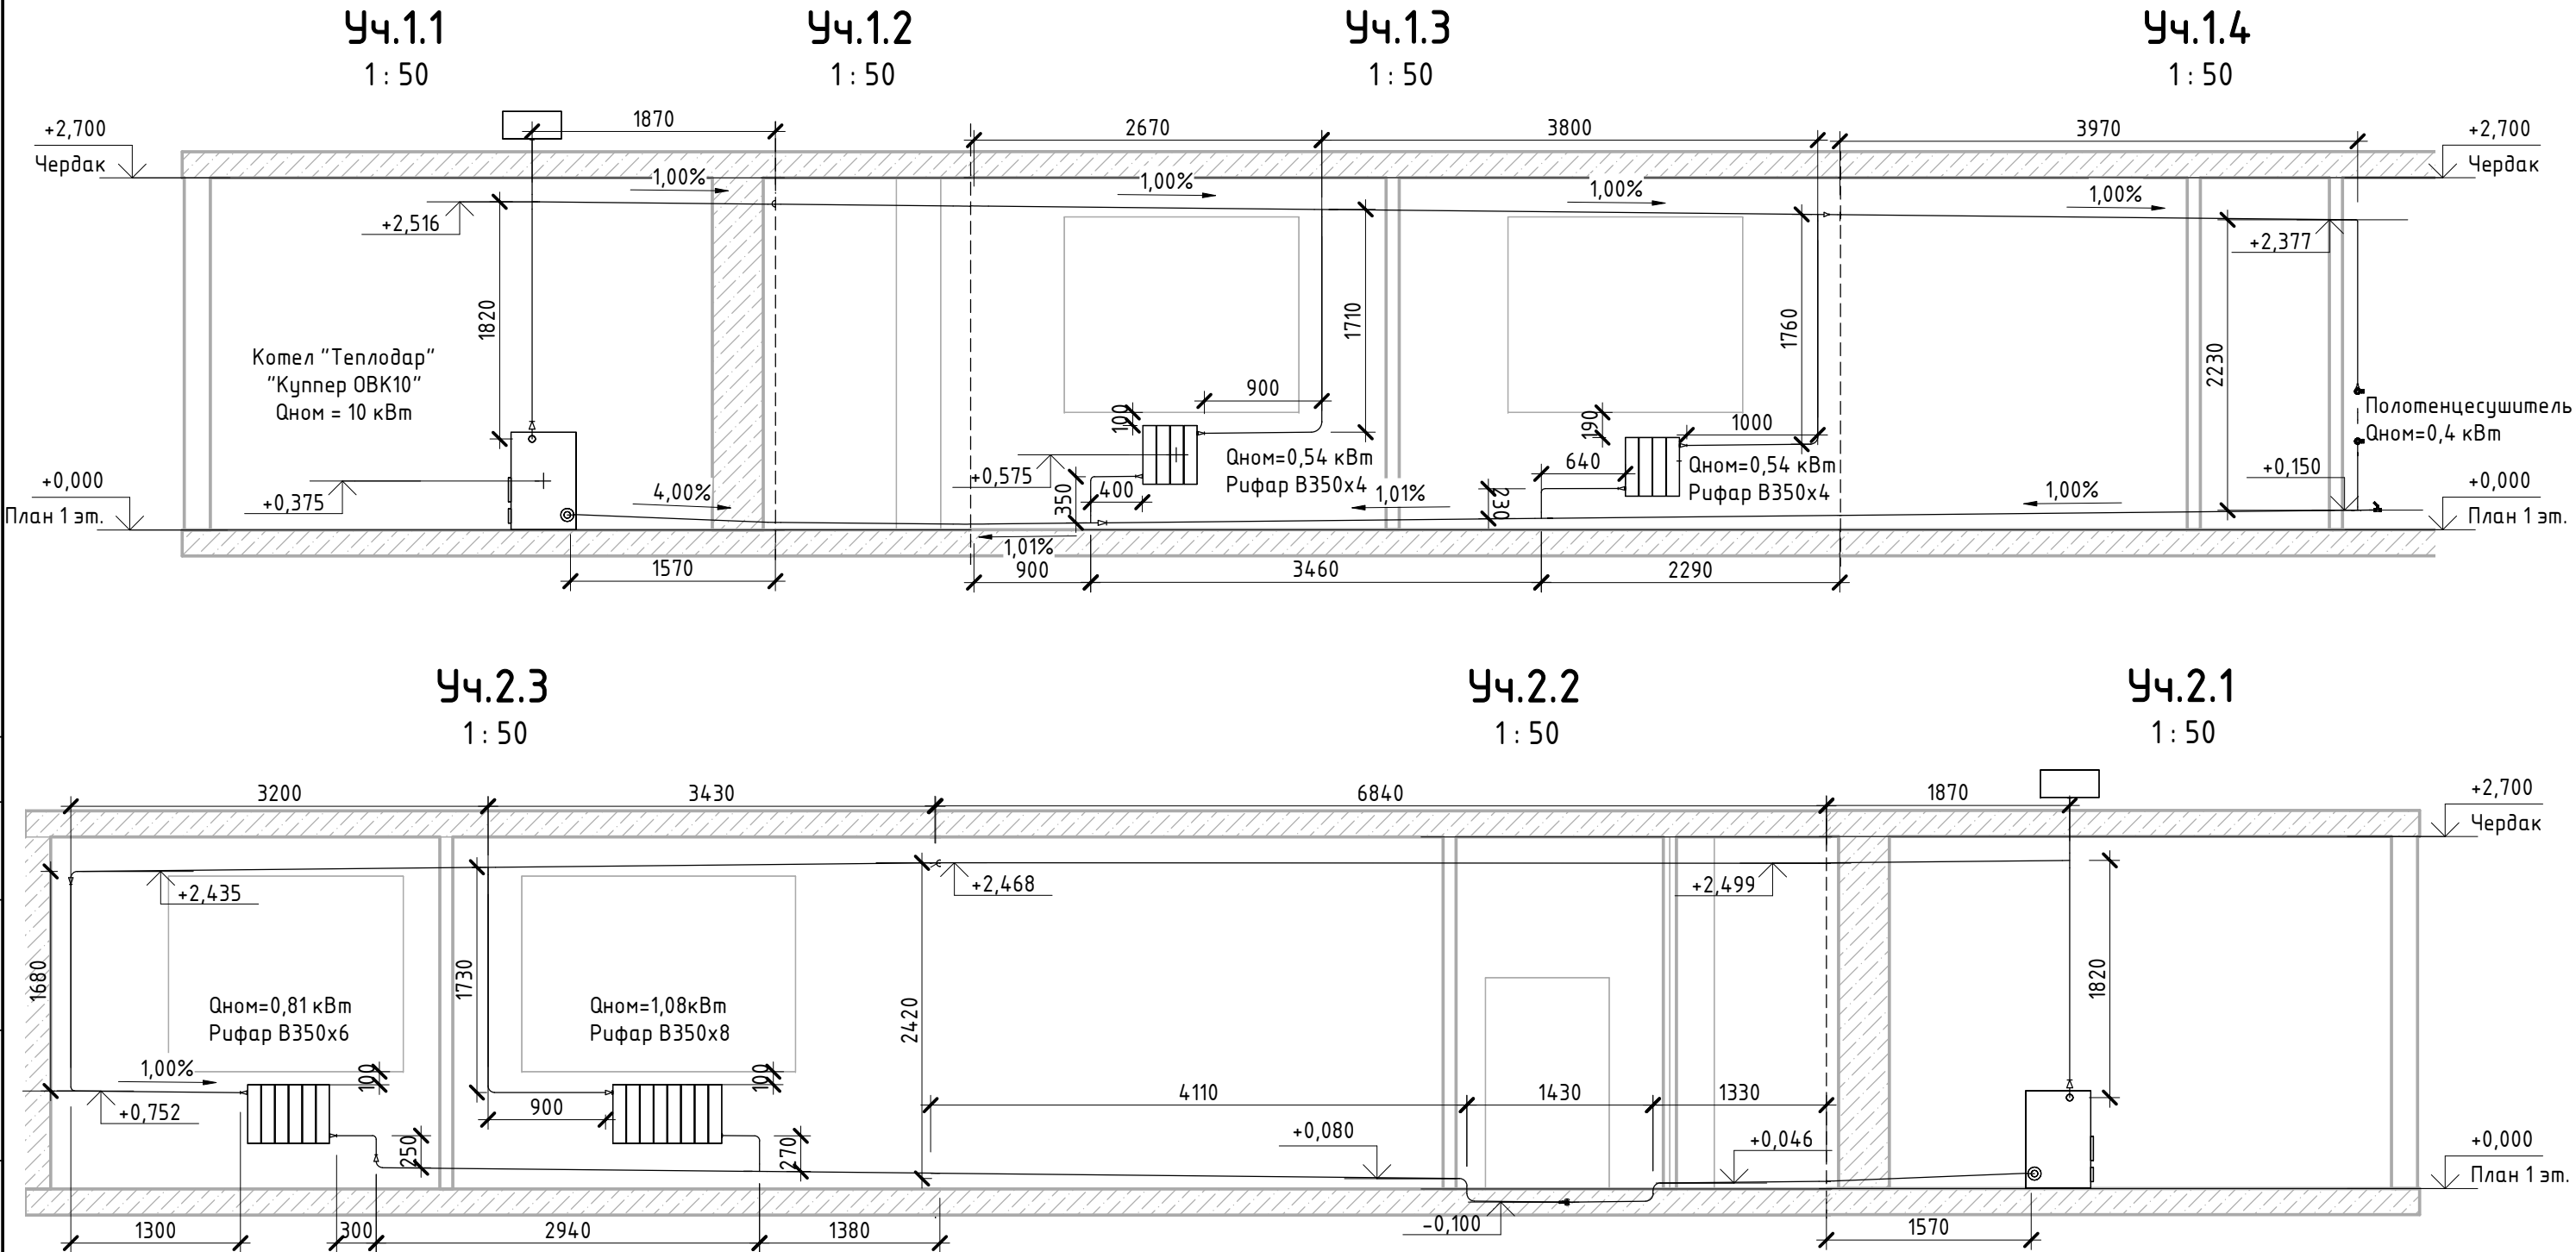

						1702-02 – ОВ		
						Устройство системы отопления двухквартирного жилого дома с трехкомнатными квартирами в с. Омор Смирныховского района Сахалинской области		
Изм.	Кол.уч.	Лист	№ док.	Подпись	Дата	2 квартирный жилой дом. Система отопления		
						Стадия	Лист	Листов
ГИП		Грачков			04.2016	Р	4	
Проверил		Алексеев			04.2016	Развертки ООО "Инэкспро"		
Разработал		Дворцов			04.2016			

Согласовано Взам. инв. № Подп. и дата Инв. № подл.	Спецификация соединительных деталей трубопроводов (1)										
	Позиция	Наименование и техническая характеристика оборудования и материалов			Тип, марка, обозначение документа, опросного листа	Код оборудования, изделия, материала	Завод-изготовитель	Ед. измерения	Кол-во	Масса, ед. кг	Примечание
	14	Отвод	89°	ø10 мм-ø10 мм	ГОСТ 17375-2001			шт	1		
	15	Отвод	90°	ø10 мм-ø10 мм	ГОСТ 17375-2001			шт	2		
	16	Отвод	89°	ø15 мм-ø15 мм	ГОСТ 17375-2001			шт	1		
	17	Отвод	90°	ø15 мм-ø15 мм	ГОСТ 17375-2001			шт	1		
	18	Отвод	89°	ø20 мм-ø20 мм	ГОСТ 17375-2001			шт	5		
	19	Отвод	90°	ø20 мм-ø20 мм	ГОСТ 17375-2001			шт	1		
	20	Отвод	89°	ø25 мм-ø25 мм	ГОСТ 17375-2001			шт	1		
	21	Отвод	89°	ø32 мм-ø32 мм	ГОСТ 17375-2001			шт	2		
	22	Отвод	90°	ø32 мм-ø32 мм	ГОСТ 17375-2001			шт	1		
	23	Отвод	89°	ø40 мм-ø40 мм	ГОСТ 17375-2001			шт	4		
	24	Отвод	90°	ø40 мм-ø40 мм	ГОСТ 17375-2001			шт	5		
	25	Отвод	90°	ø50 мм-ø50 мм	ГОСТ 17375-2001			шт	1		
	26	Переход		ø15 мм-ø10 мм	ГОСТ 17378-2001			шт	1		
	27	Переход		ø20 мм-ø10 мм	ГОСТ 17378-2001			шт	2		
	28	Переход		ø20 мм-ø15 мм	ГОСТ 17378-2001			шт	3		
	29	Переход		ø25 мм-ø15 мм	ГОСТ 17378-2001			шт	2		
	30	Переход		ø25 мм-ø20 мм	ГОСТ 17378-2001			шт	4		
	31	Переход		ø32 мм-ø10 мм	ГОСТ 17378-2001			шт	2		
	32	Переход		ø32 мм-ø20 мм	ГОСТ 17378-2001			шт	2		
	33	Переход		ø32 мм-ø25 мм	ГОСТ 17378-2001			шт	1		
	34	Переход		ø40 мм-ø32 мм	ГОСТ 17378-2001			шт	4		
	35	Переход		ø50 мм-ø40 мм	ГОСТ 17378-2001			шт	3		
	36	Тройник	89°	ø15 мм-ø15 мм-ø10 мм	ГОСТ 17376-2001			шт	1		
	37	Тройник	89°	ø32 мм-ø32 мм-ø15 мм	ГОСТ 17376-2001			шт	1		
	38	Тройник	91°	ø32 мм-ø32 мм-ø15 мм	ГОСТ 17376-2001			шт	1		
	39	Тройник	90°	ø40 мм-ø40 мм-ø15 мм	ГОСТ 17376-2001			шт	1		
	40	Тройник	89°	ø40 мм-ø40 мм-ø20 мм	ГОСТ 17376-2001			шт	1		

Согласовано							
Инв. № подл.		Подп. и дата		Взам. инв. №			

Позиция	Наименование и техническая характеристика оборудования и материалов			Тип, марка, обозначение документа, опросного листа	Код оборудования, изделия, материала	Завод-изготовитель	Ед. измерения	Кол-во	Масса, ед. кг	Примечание
41	Тройник	91°	ø40 мм-ø40 мм-ø20 мм	ГОСТ 17376-2001			шт	1		
42	Тройник	89°	ø40 мм-ø40 мм-ø25 мм	ГОСТ 17376-2001			шт	1		
43	Тройник	91°	ø40 мм-ø40 мм-ø32 мм	ГОСТ 17376-2001			шт	1		
44	Тройник	90°	ø40 мм-ø40 мм-ø40 мм	ГОСТ 17376-2001			шт	2		
45	Тройник	91°	ø40 мм-ø40 мм-ø40 мм	ГОСТ 17376-2001			шт	1		

						1702-02 – 0В		
						Устройство системы отопления двухквартирного жилого дома с трехкомнатными квартирами в с. Омор Смирныховского района Сахалинской области		
Изм.	Кол.уч	Лист	№ док.	Подпись	Дата			
						2 квартирный жилой дом. Система отопления		
						Стадия	Лист	Листов
						Р	7	
ГИП		Грачков			04.2016			
Проверил		Алексеев			04.2016			
Разработал		Дворцов			04.2016			
Спецификация (продолжение)						ООО "Инэкспро"		