


АксонOMETрическая схема расположения
коллекторов радиаторного отопления

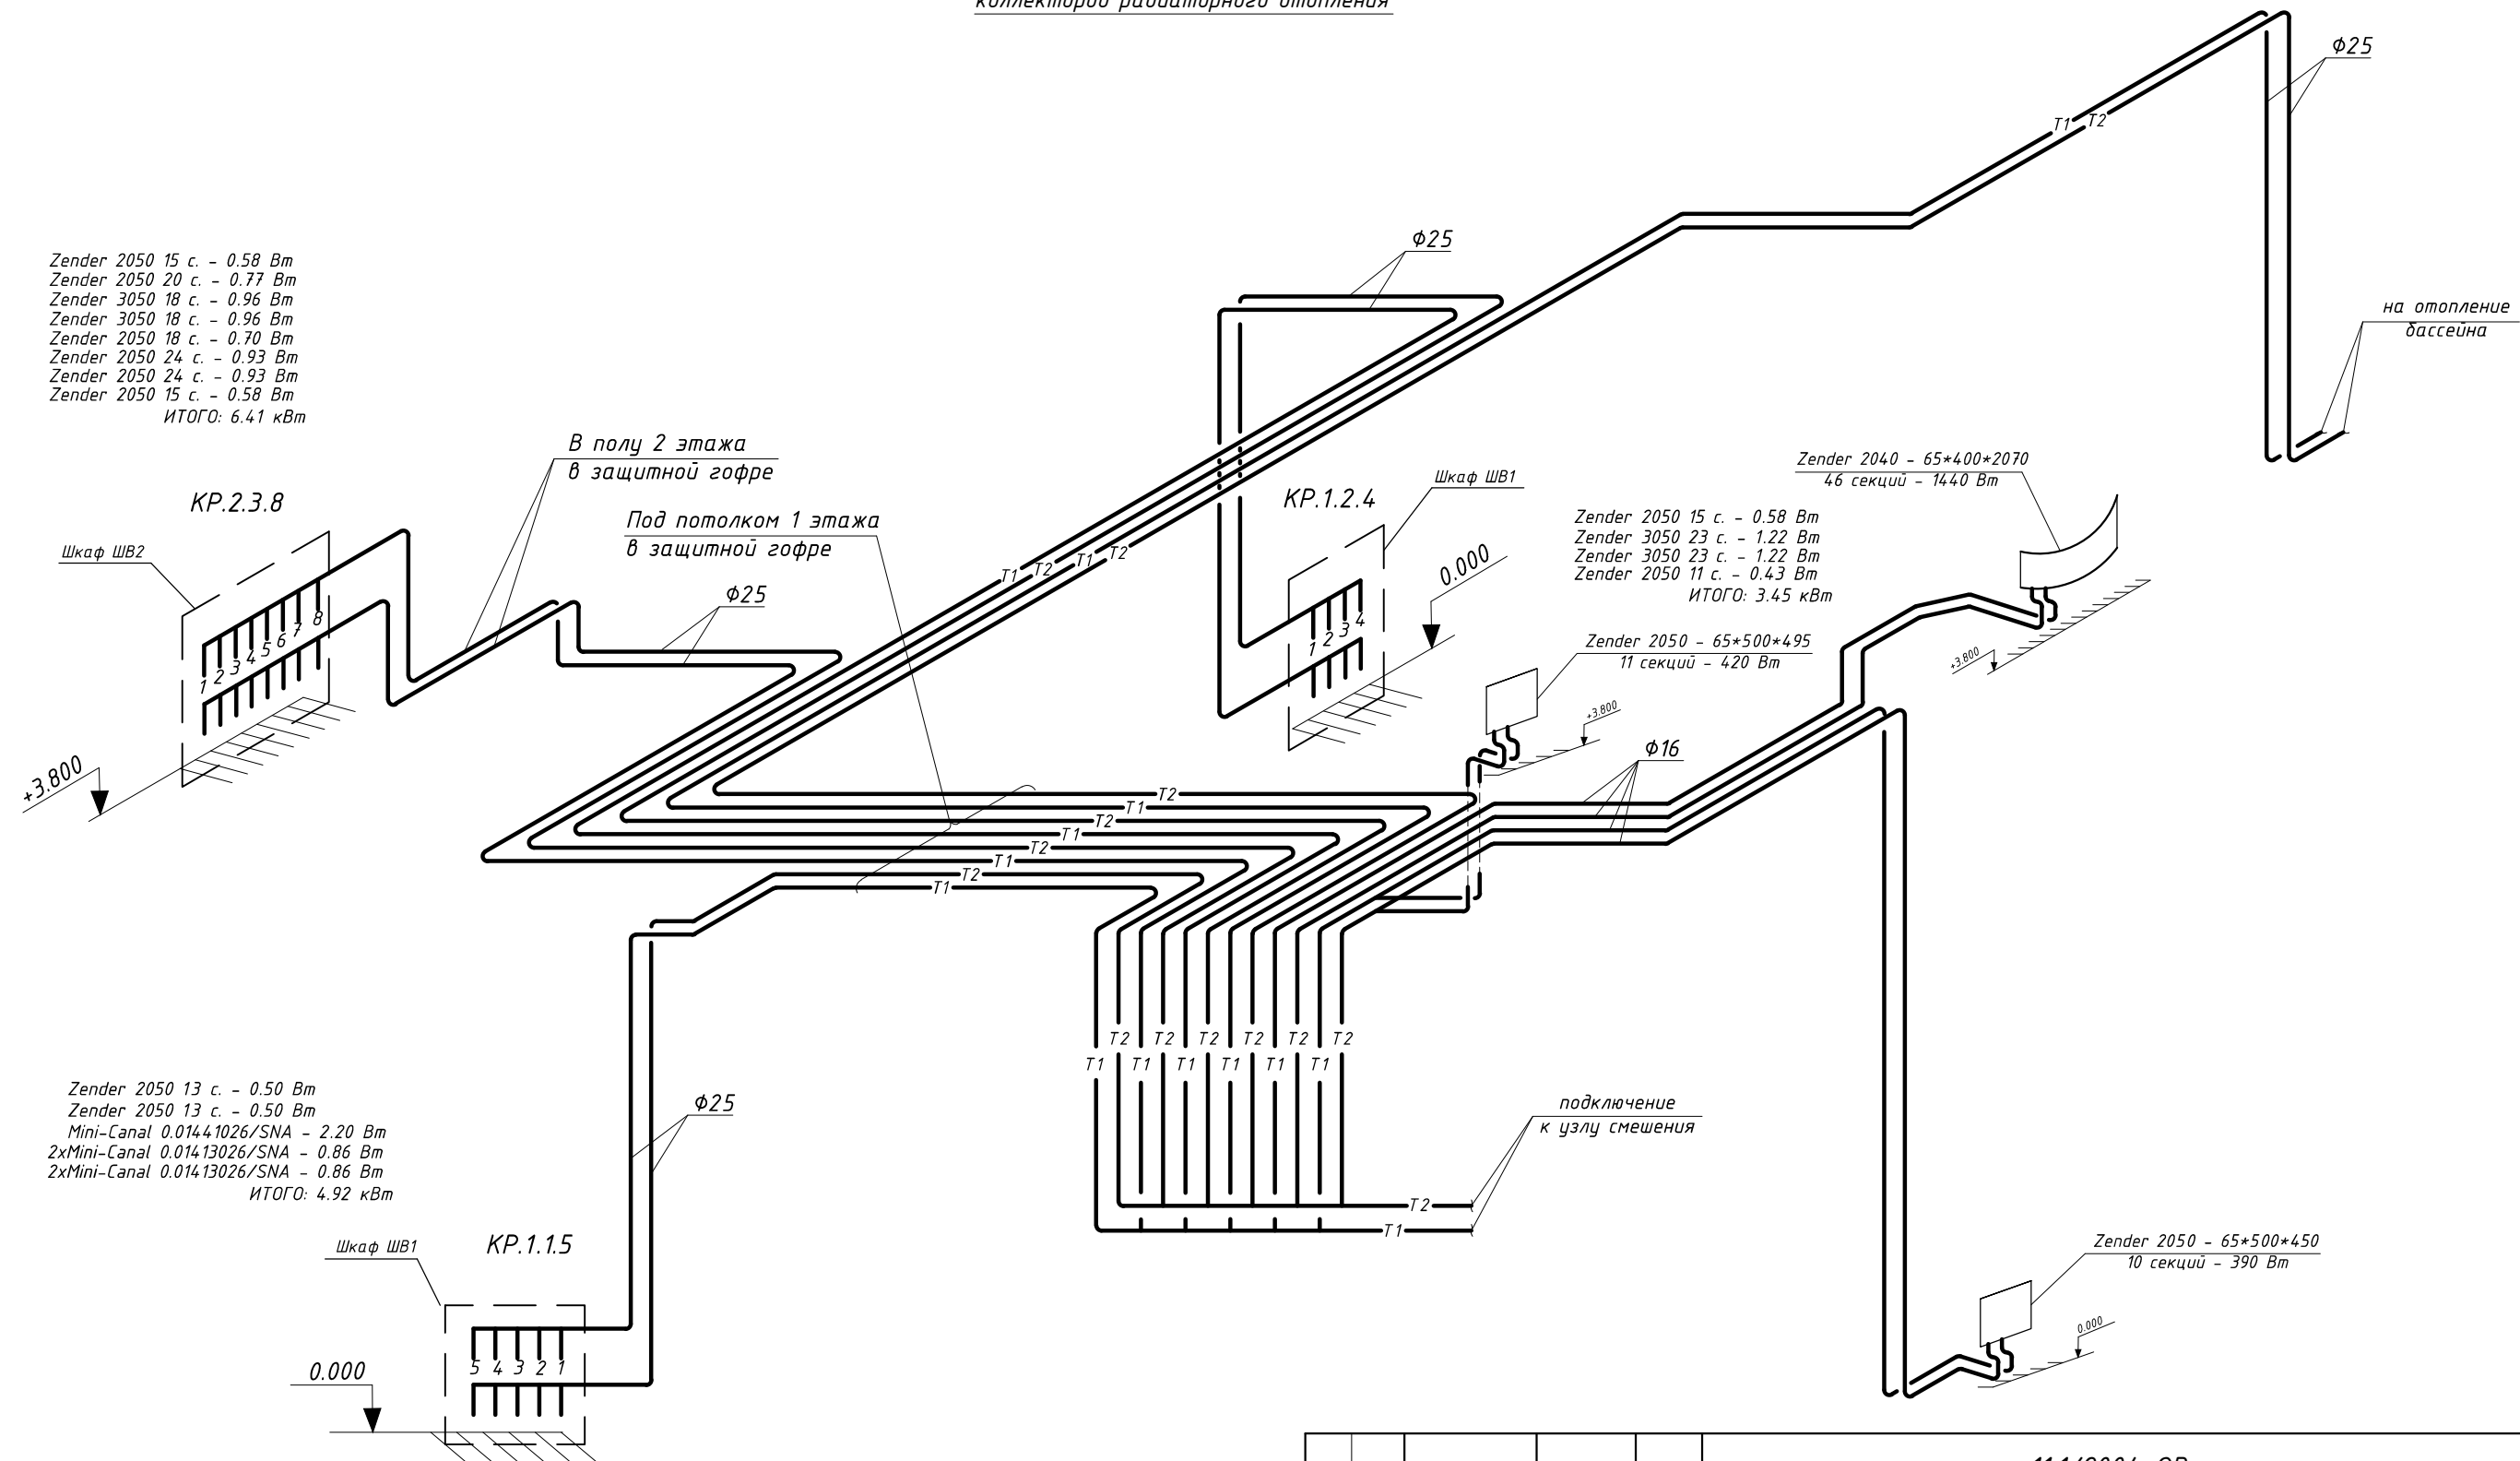

Инв. №	Взам. Инв. №
подл.	и дата
Подпись	Дата

						11.1/2004-0В		
						Ленинградская область, пос. Ильичево		
Изм.	Лист	№ докум.	Подпись	Дата		Новое строительство	Стадия	Лист
							П	4
Н. контр.	Иванов					АксонOMETрическая схема расположения коллекторов радиаторного отопления	ООО "Эй-си"	
Гип								
Разработ.	Волкова							