


План первого этажа на отм. 0,000

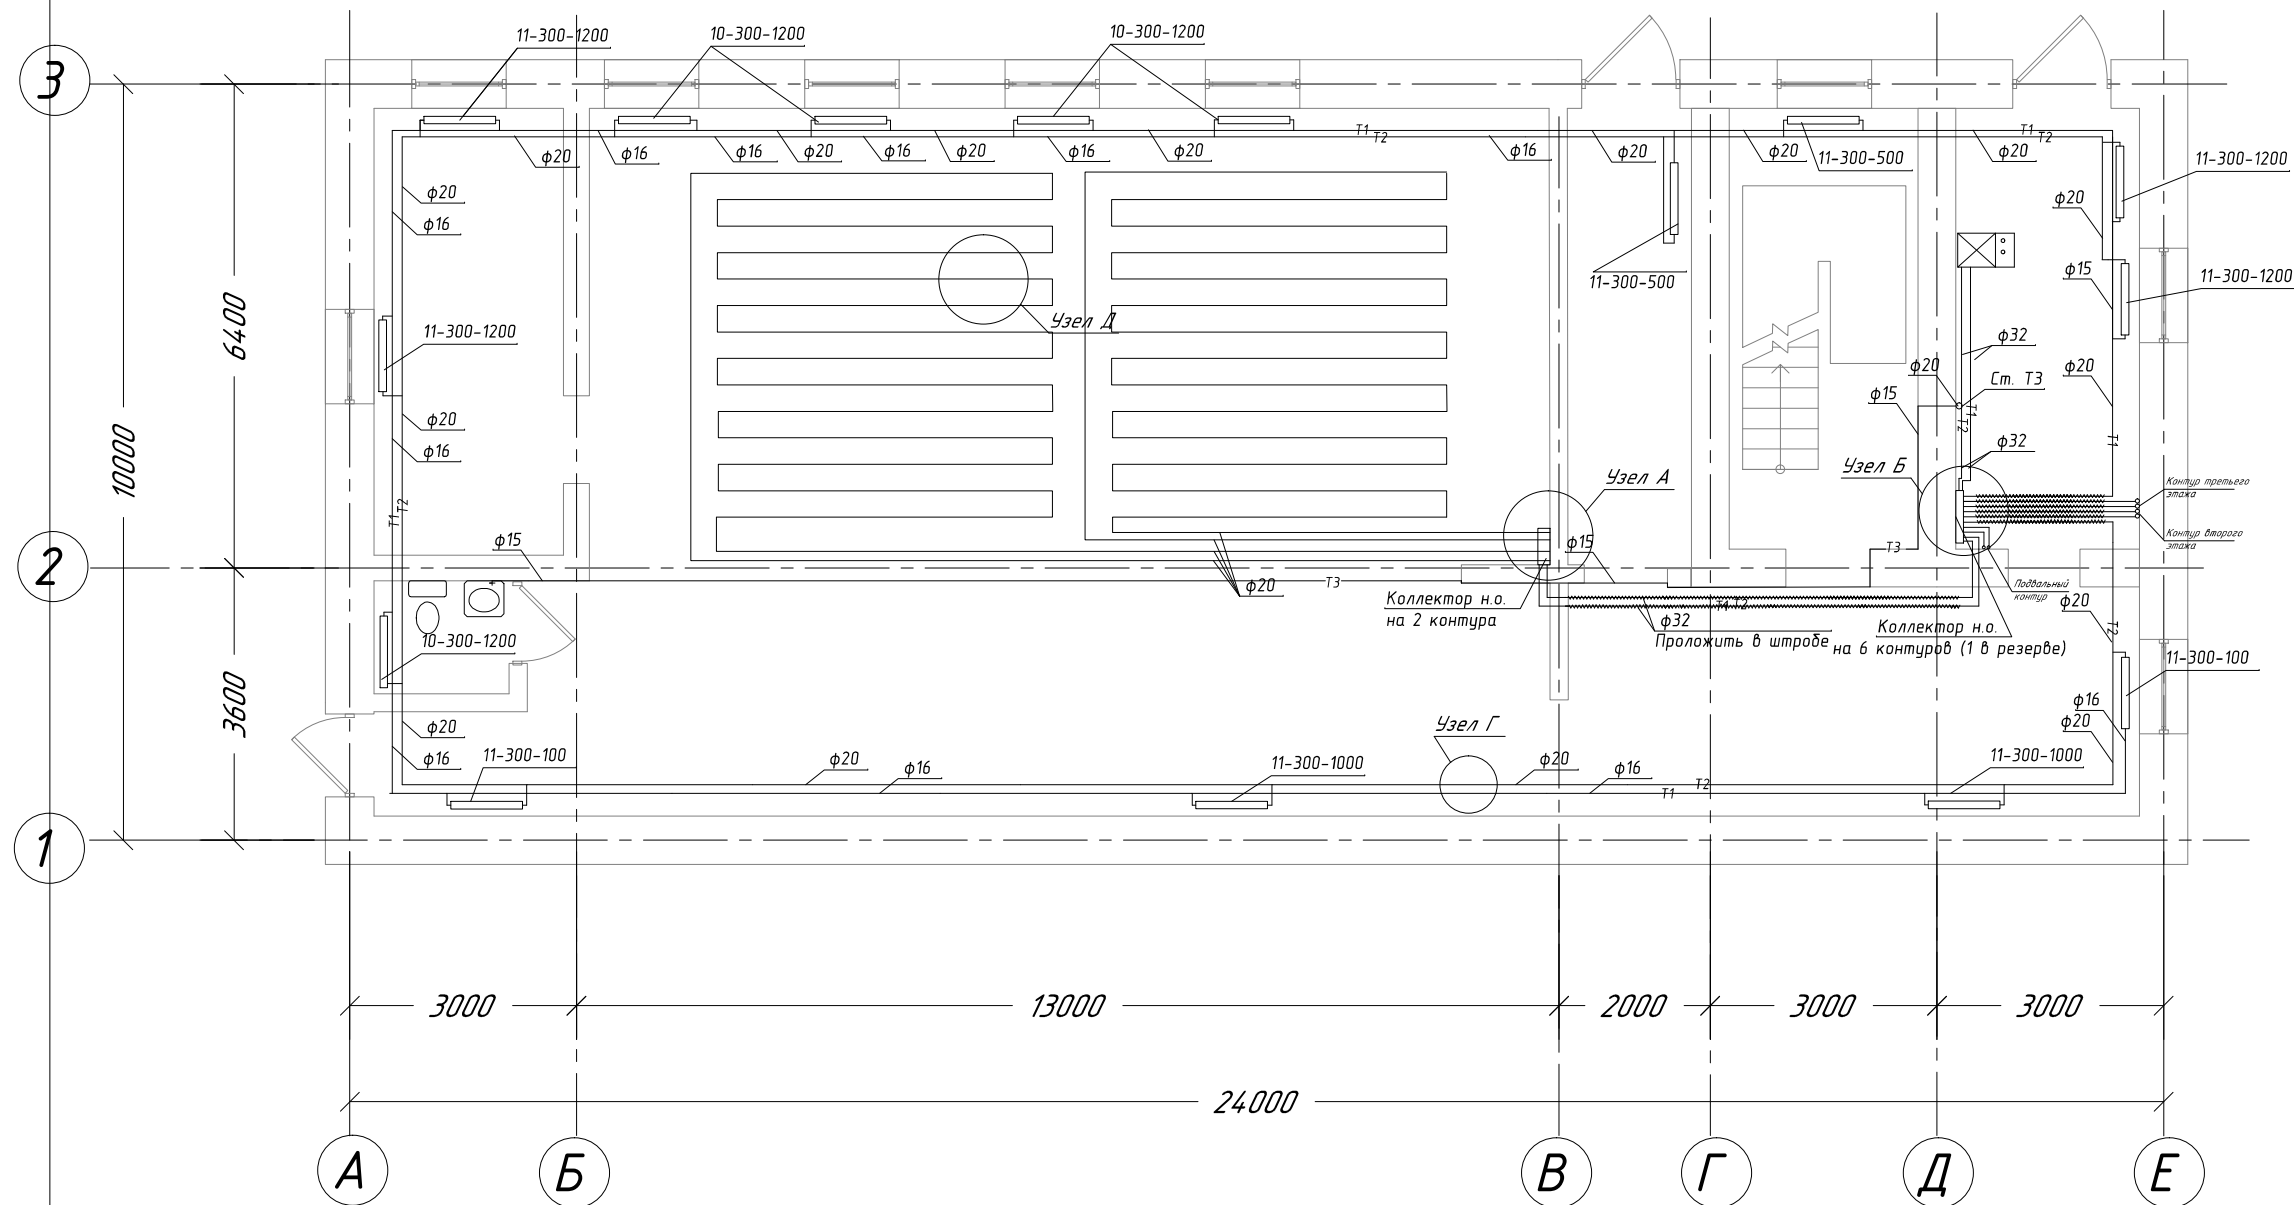


ЭКСПЛИКАЦИЯ ПОМЕЩЕНИЙ ПЕРВОГО ЭТАЖА

[illegible]

Примечание :

1. *Схема котельной на листе*
2. *Трубы, проходящие через коридор или необслуживаемое помещение, укладываются в штробах и теплоизолируются*

Узел Г

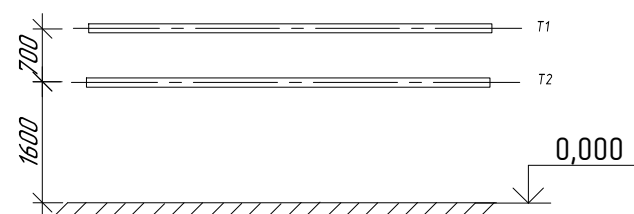

Изм.	Кол.уч.	Лист	№ док	Подп.	Дата						
Директор						Отопление и горячее водоснабжения АБК		Стадия	Лист	Листов	
ГИП								Р	2	8	
Разраб.						План 1 этажа 1:100					
Проверил											