



План подвального этажа на отм. -3,220

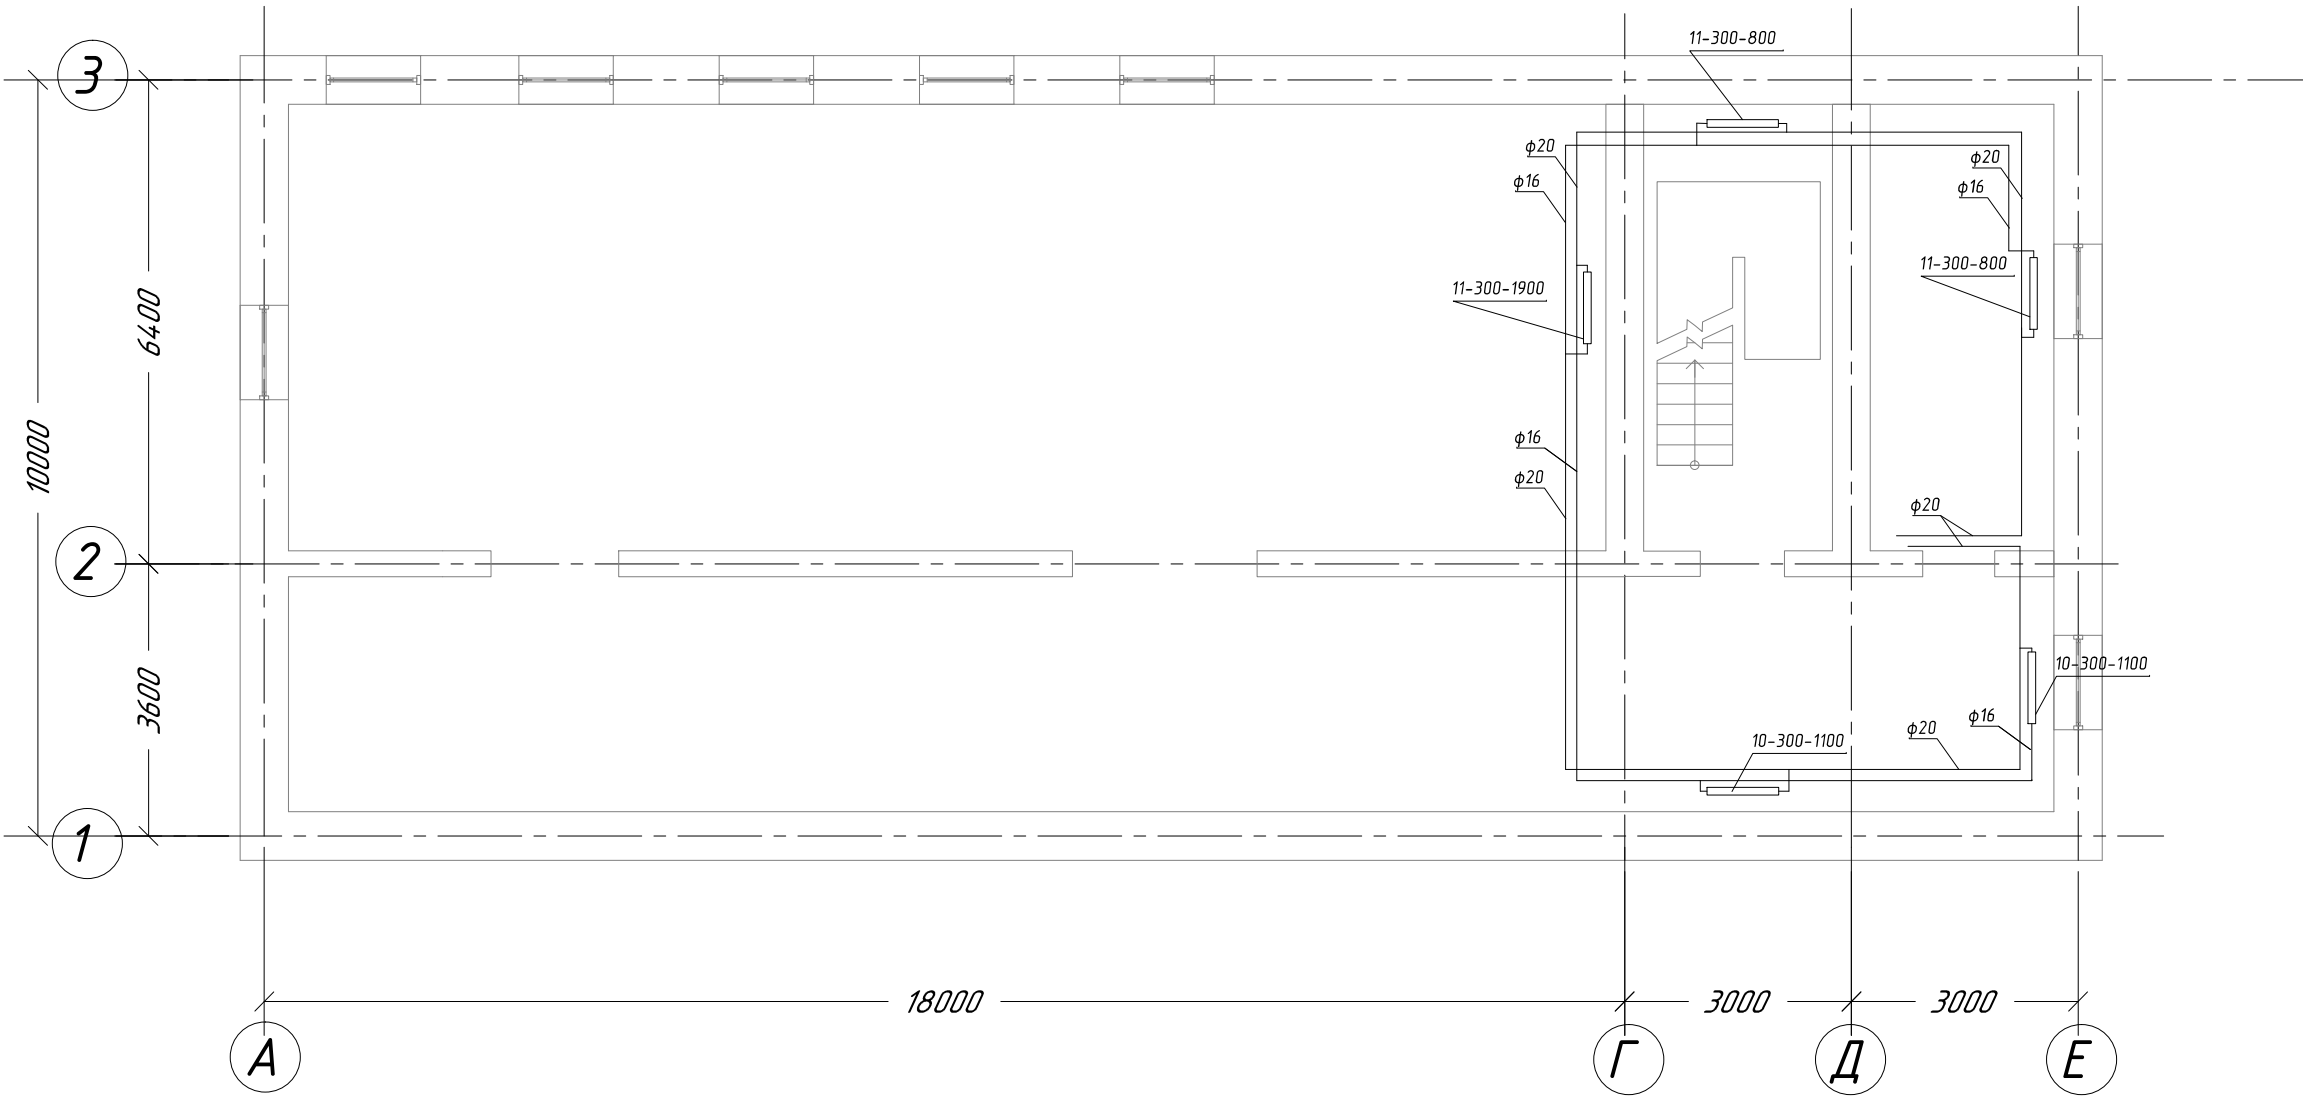

Узел В

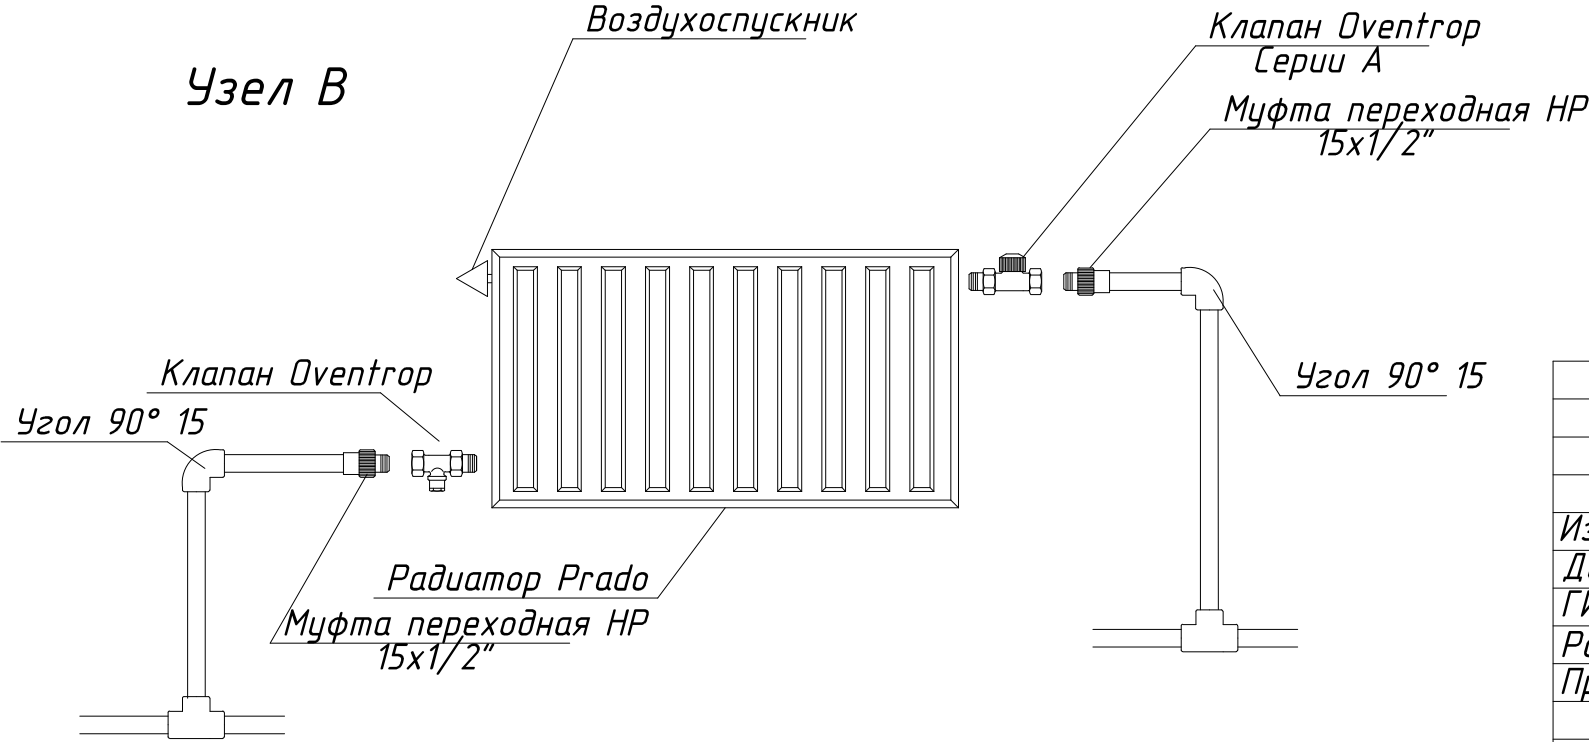

Изм	Кол.уч	Лист	№ док	Подп.	Дата				
Директор	ГИП	Разраб.	Проверил			Отопление и горячее водоснабжения АБК	Стадия	Лист	Листов
							Р	5	8
						План подвала 1:100			