



План второго этажа на отм. +3,220

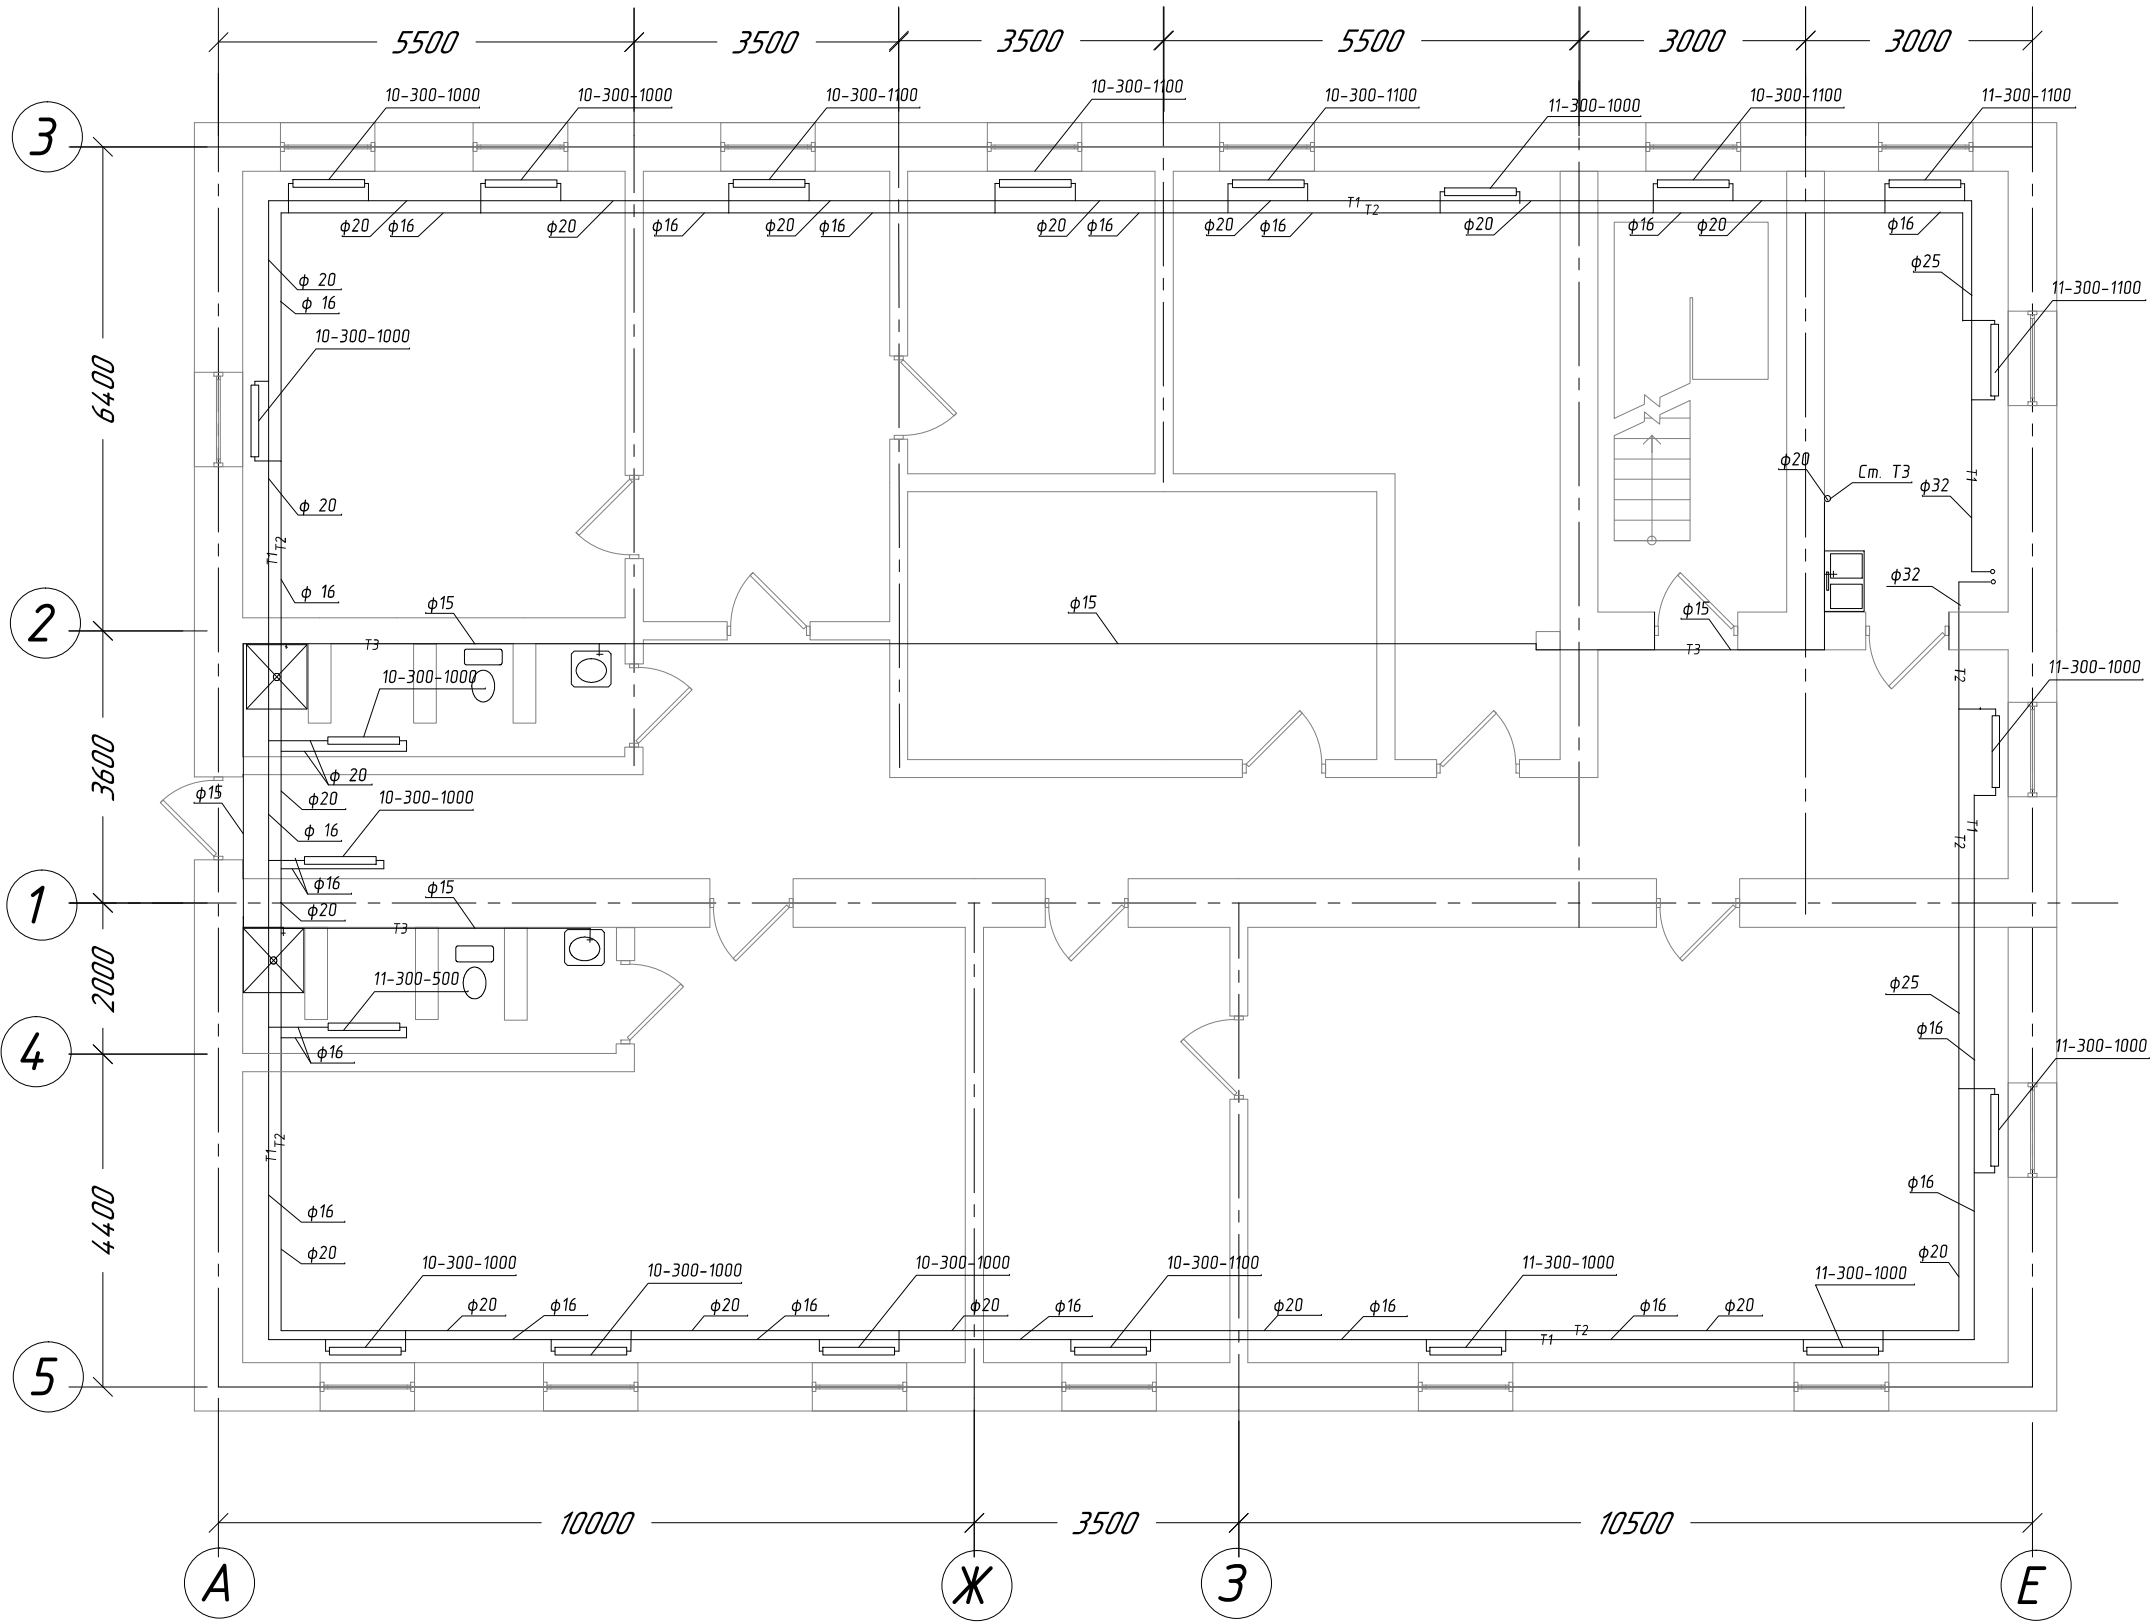

ЭКСПЛИКАЦИЯ ПОМЕЩЕНИЙ ПЕРВОГО ЭТАЖА

N	Наименование помещения	Площадь м ²
1		
2		
3		
4		
5		
6		
7		
8		
9		
10		

Установка приборов отопления

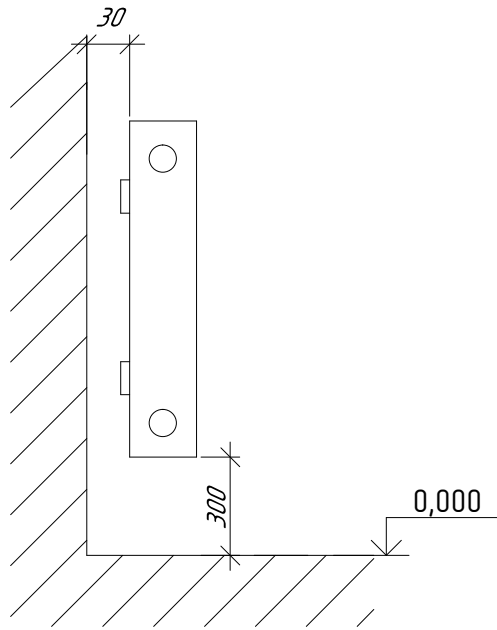

Примечание :

- Арматуру не указанную на чертежах принять по диаметру трубопровода
- Трубопроводы в местах пересечения стен проложить в гильзах их негорючих материалов. Заделку зазоров и отверстий произвести из негорючих материалов
- Приборы на лестничных клетках, в коридорах и санузлах предусмотреть без термостатов

Изм.	Кол.уч.	Лист	№ док	Подп.	Дата				
Директор						Отопление и горячее водоснабжения АБК	Стадия	Лист	Листов
ГИП							Р	3	8
Разраб.									
Проверил						План 2 этажа 1:100			