



План третьего этажа на отм. +6,220

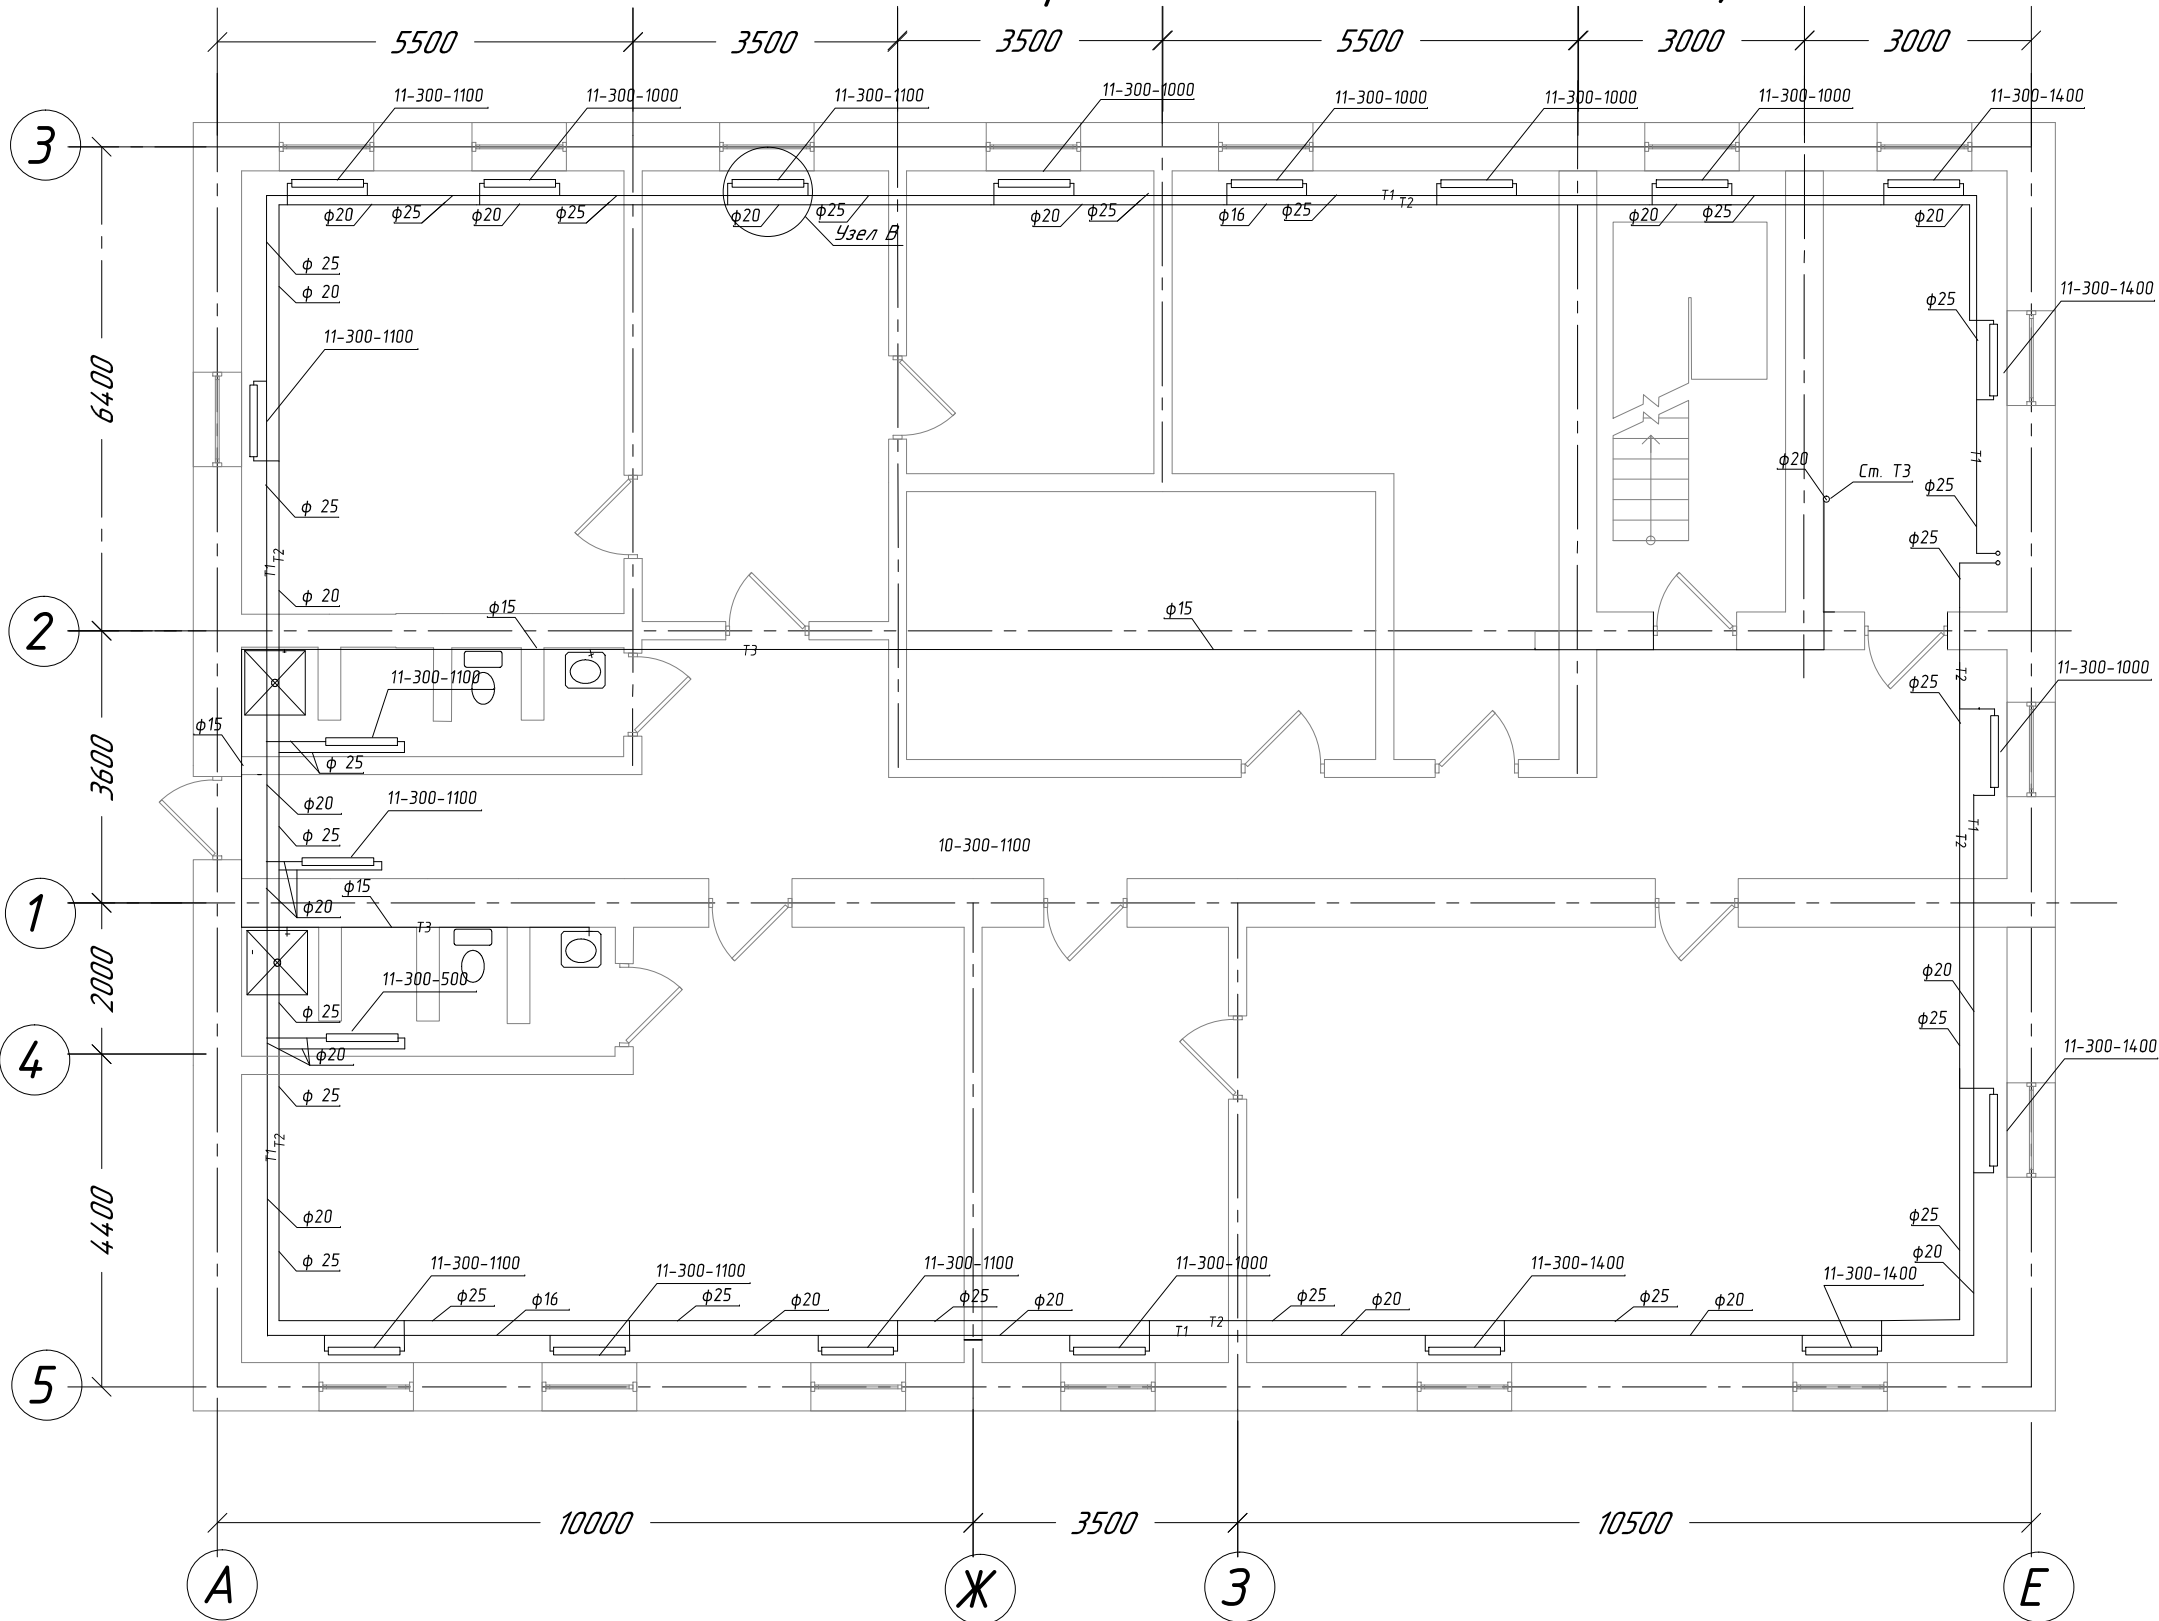

ЭКСПЛИКАЦИЯ ПОМЕЩЕНИЙ ПЕРВОГО ЭТАЖА

<i>N</i>	<i>Наименование помещения</i>	<i>Площадь м²</i>
<i>1</i>		
<i>2</i>		
<i>3</i>		
<i>4</i>		
<i>5</i>		
<i>6</i>		
<i>7</i>		
<i>8</i>		
<i>9</i>		
<i>10</i>		

Узел управления Б

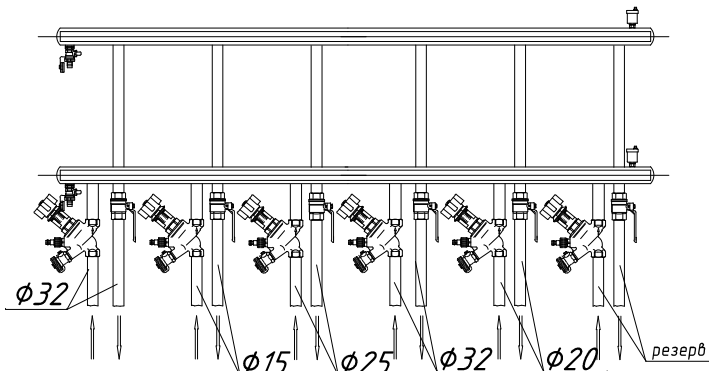

Изм.	Кол.уч.	Лист	№ док	Подп.	Дата				
Директор						Отопление и горячее водоснабжения АБК	Стадия	Лист	Листов
ГИП							Р	4	8
Разраб.									
Проверил						План 3 этажа 1:100			