


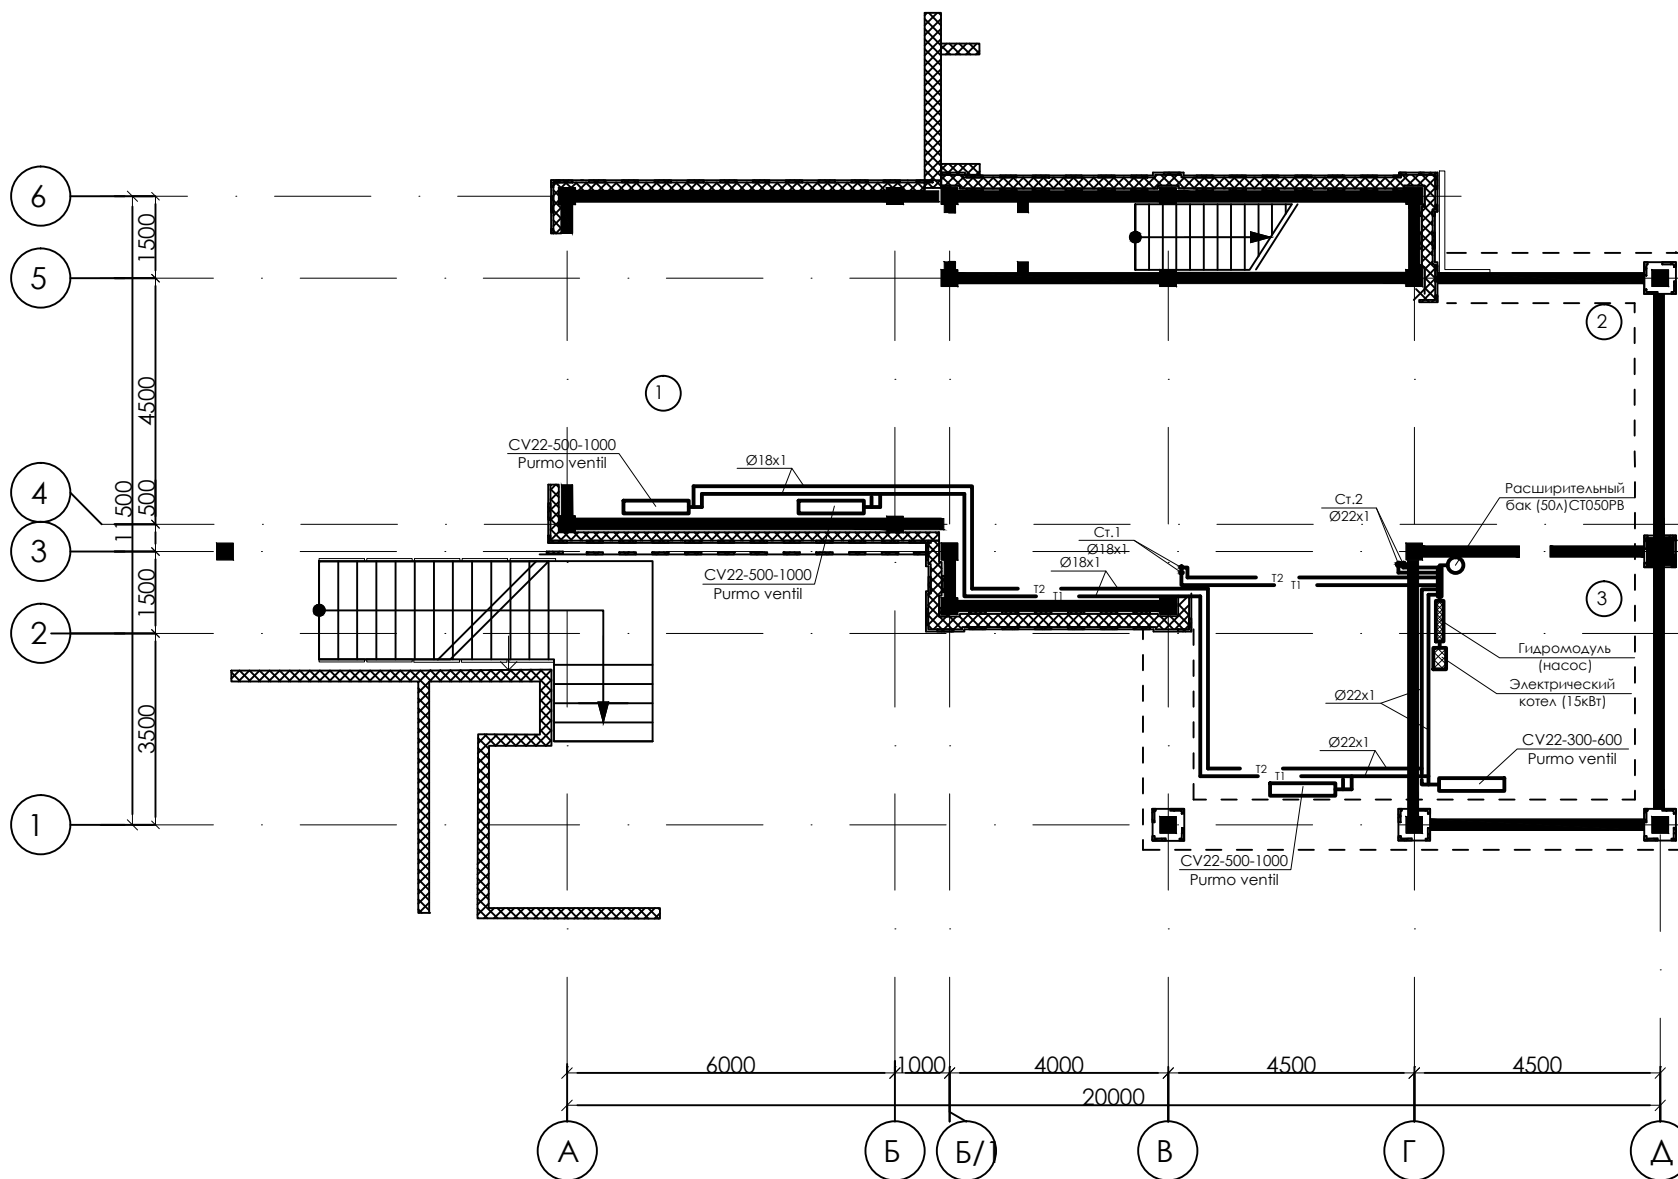


Экспликация помещений.

№ по плану	Наименование помещений	Площадь, м²
1.	гараж	39,76
2.	электрощитовая с ЛК на 1-й этаж	17,00
3	тепловой, водомерный узел	16,04

Общая площадь цокольного этажа составляет: 72,8 м².



Директор	Пожидаев А.А.			Иркутский район, 19-й км Байкальского тракта, СНТ "Сигнал", ул. Грушевая, 23.						
Гл. архитектор	Папанян К.А.									
Архитектор	Игумнова Е.В.									
				ПРОЕКТ: Индивидуальный жилой дом.						
 ООО АПМ "ОБРАЗ ГОРОДА"	План цокольного этажа на отм. -3.000 Наименование листа			Стадия	часть	шифр	Масштаб	№ док.	№ лист	№ листов
				Р	АР	05-12	1:100		7	
							ИЗМ.			

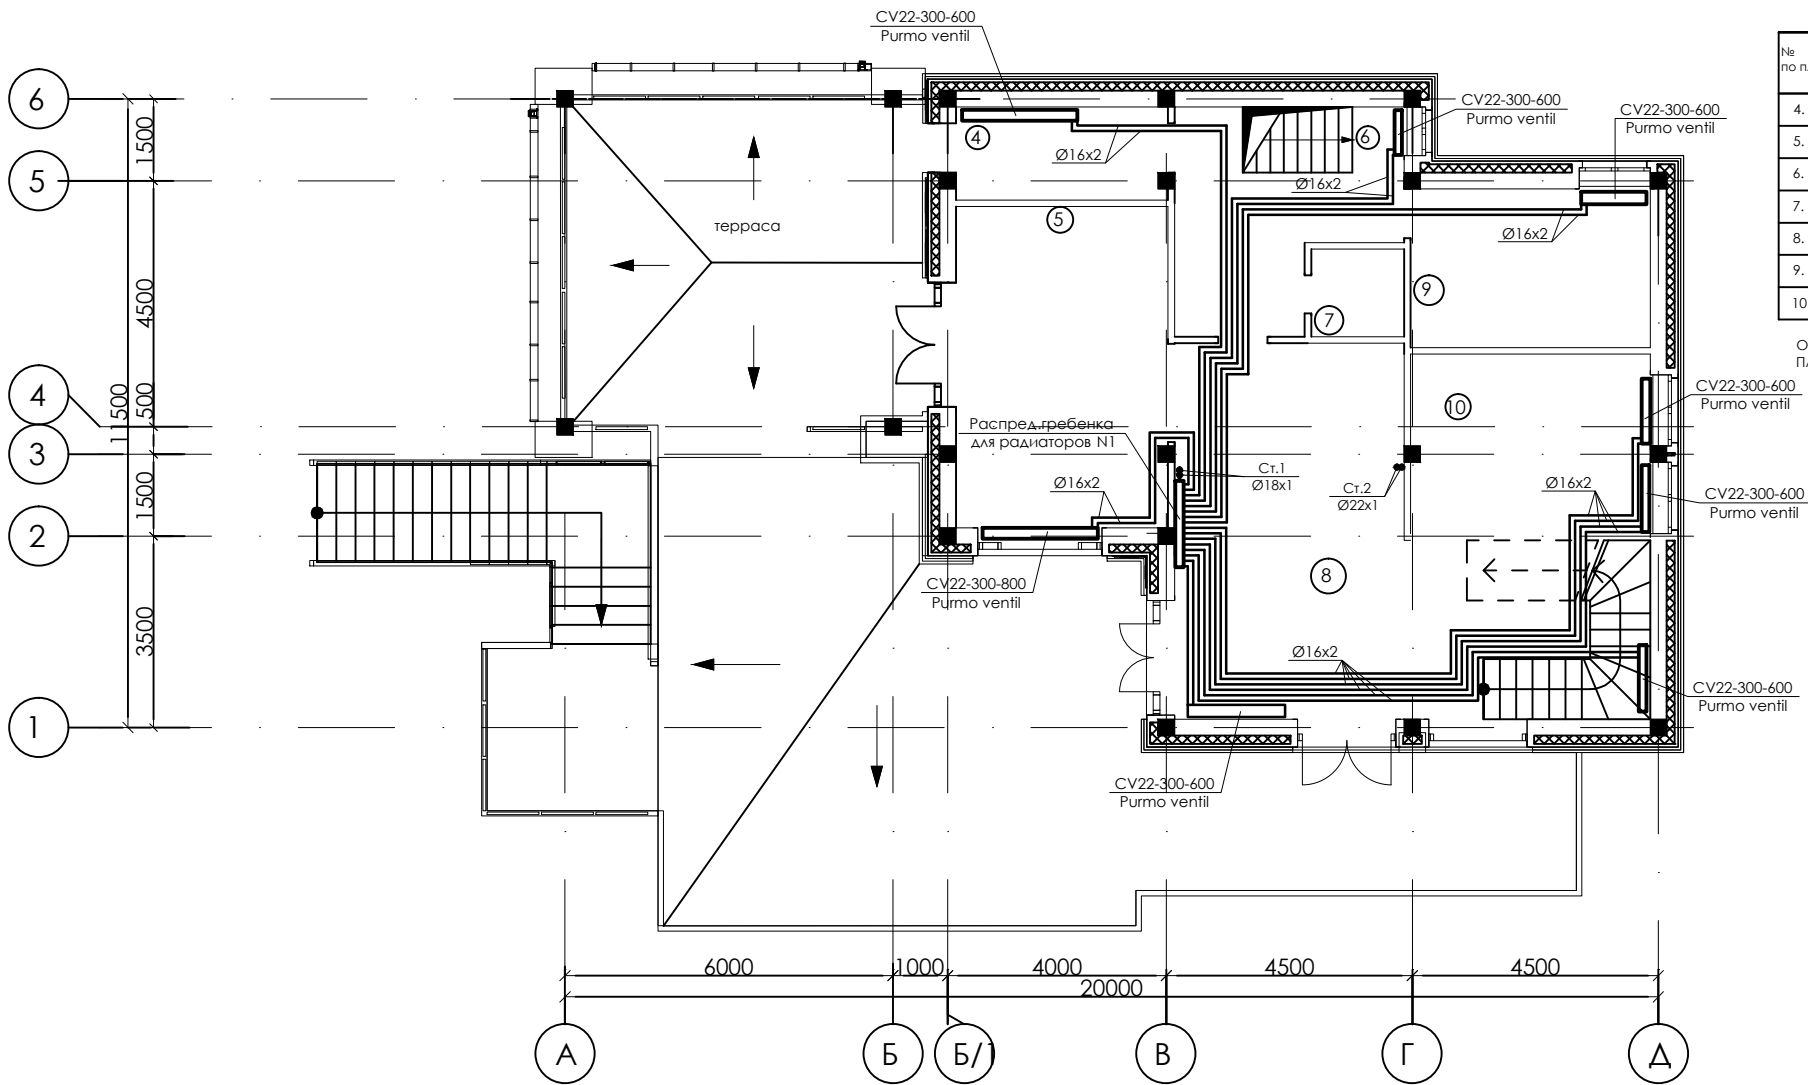

Экспликация помещений.

№ по плану	Наименование помещений	Площадь, м²
4.	гардеробная	6,79
5.	кухня/ столовая	23,99
6.	холл с ЛК в цоколь	14,51
7.	санузел с душем	2,72
8.	гостиная/ холл с ЛК	46,56
9.	спальня	12,70
10.	кабинет	14,33

Общая площадь 1-го этажа составляет: 121,6 м².
Площадь террасы - 138,59 м².


	Директор	Пожидаев А.А.			Иркутский район, 19-й км Байкальского тракта, СНТ "Сигнал", ул. Грушевая, 23.						
	Гл. архитектор	Папанян К.А.									
	Архитектор	Игумнова Е.В.									
					ПРОЕКТ: Индивидуальный жилой дом.						
ООО АПМ "ОБРАЗ ГОРОДА"	План 1-го этажа на отм. +0.000 Наименование листа				Стадия	часть	шифр	Масштаб	№ док.	№ лист	№ листов
					Р	АР	05-12	1:100		8	
					ИЗМ.						



ООО АПМ
"ОБРАЗ ГОРОДА"

План 1-го этажа на
отм. +0.000

Наименование листа

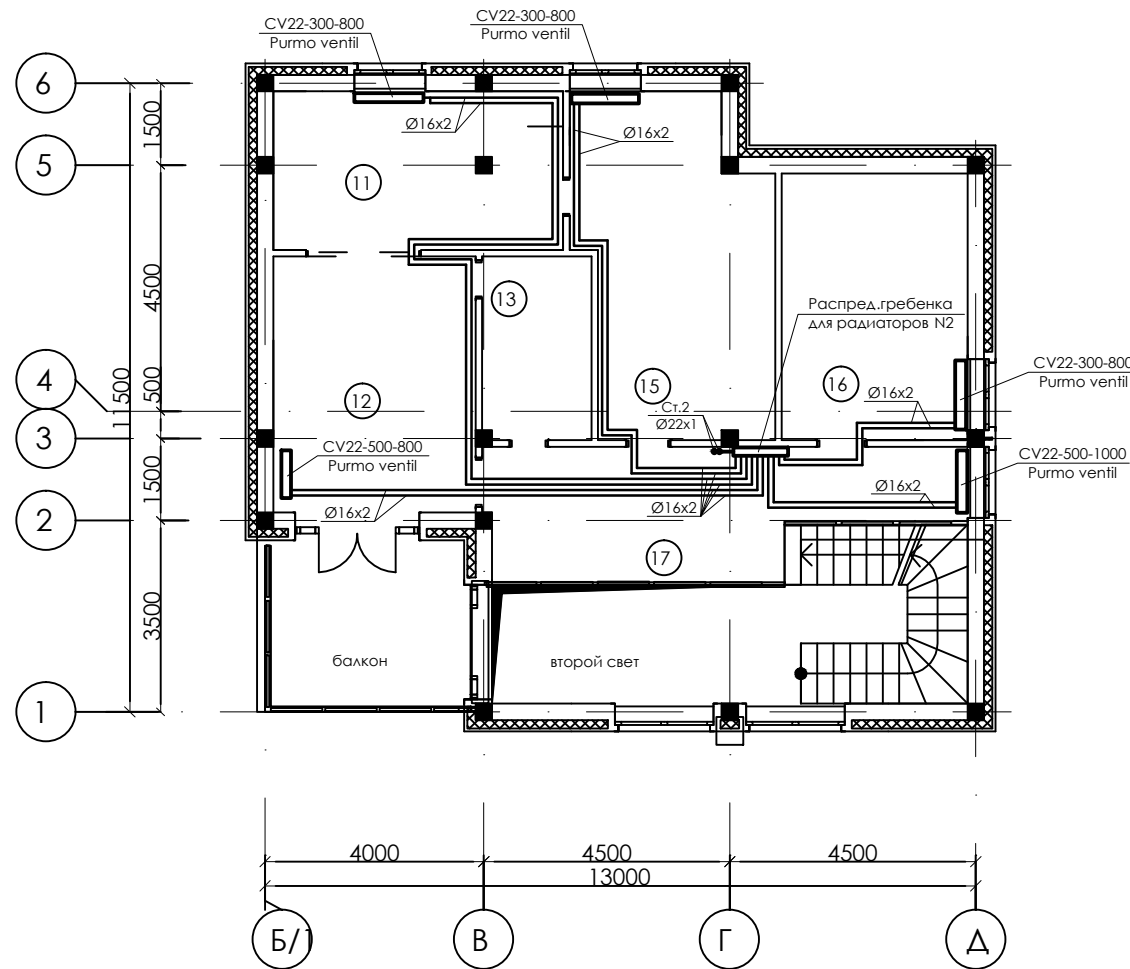


Экспликация помещений.

№ по плану	Наименование помещений	Площадь, м²
11.	гардеробная	15,28
12.	спальня	17,93
13.	санузел с ванной	3,24
15.	спальня	20,55
16.	спальня	16,48
17.	антрисоль, детская игровая	41,67

Общая площадь 2-го этажа составляет: 118.36 м2.

	Директор	Пожидаев А.А.	Подл.	Дата	Иркутский район, 19-й км Байкальского тракта, СНТ "Сигнал", ул. Грушевая, 23.							
	Гл. архитектор	Папанян К.А.	Подл.	Дата								
	Архитектор	Игумнова Е.В.	Подл.	Дата								
				Подл.	Дата	ПРОЕКТ: Индивидуальный жилой дом.						
				Подл.	Дата							
ООО АПМ "ОБРАЗ ГОРОДА"	План 2-го этажа на отм. +3.450				Стадия	часть	шифр	Масштаб	№ док.	№ лист	№ листов	
	Наименование листа				Р	АР	05-12	1:100		9		
								ИЗМ.				

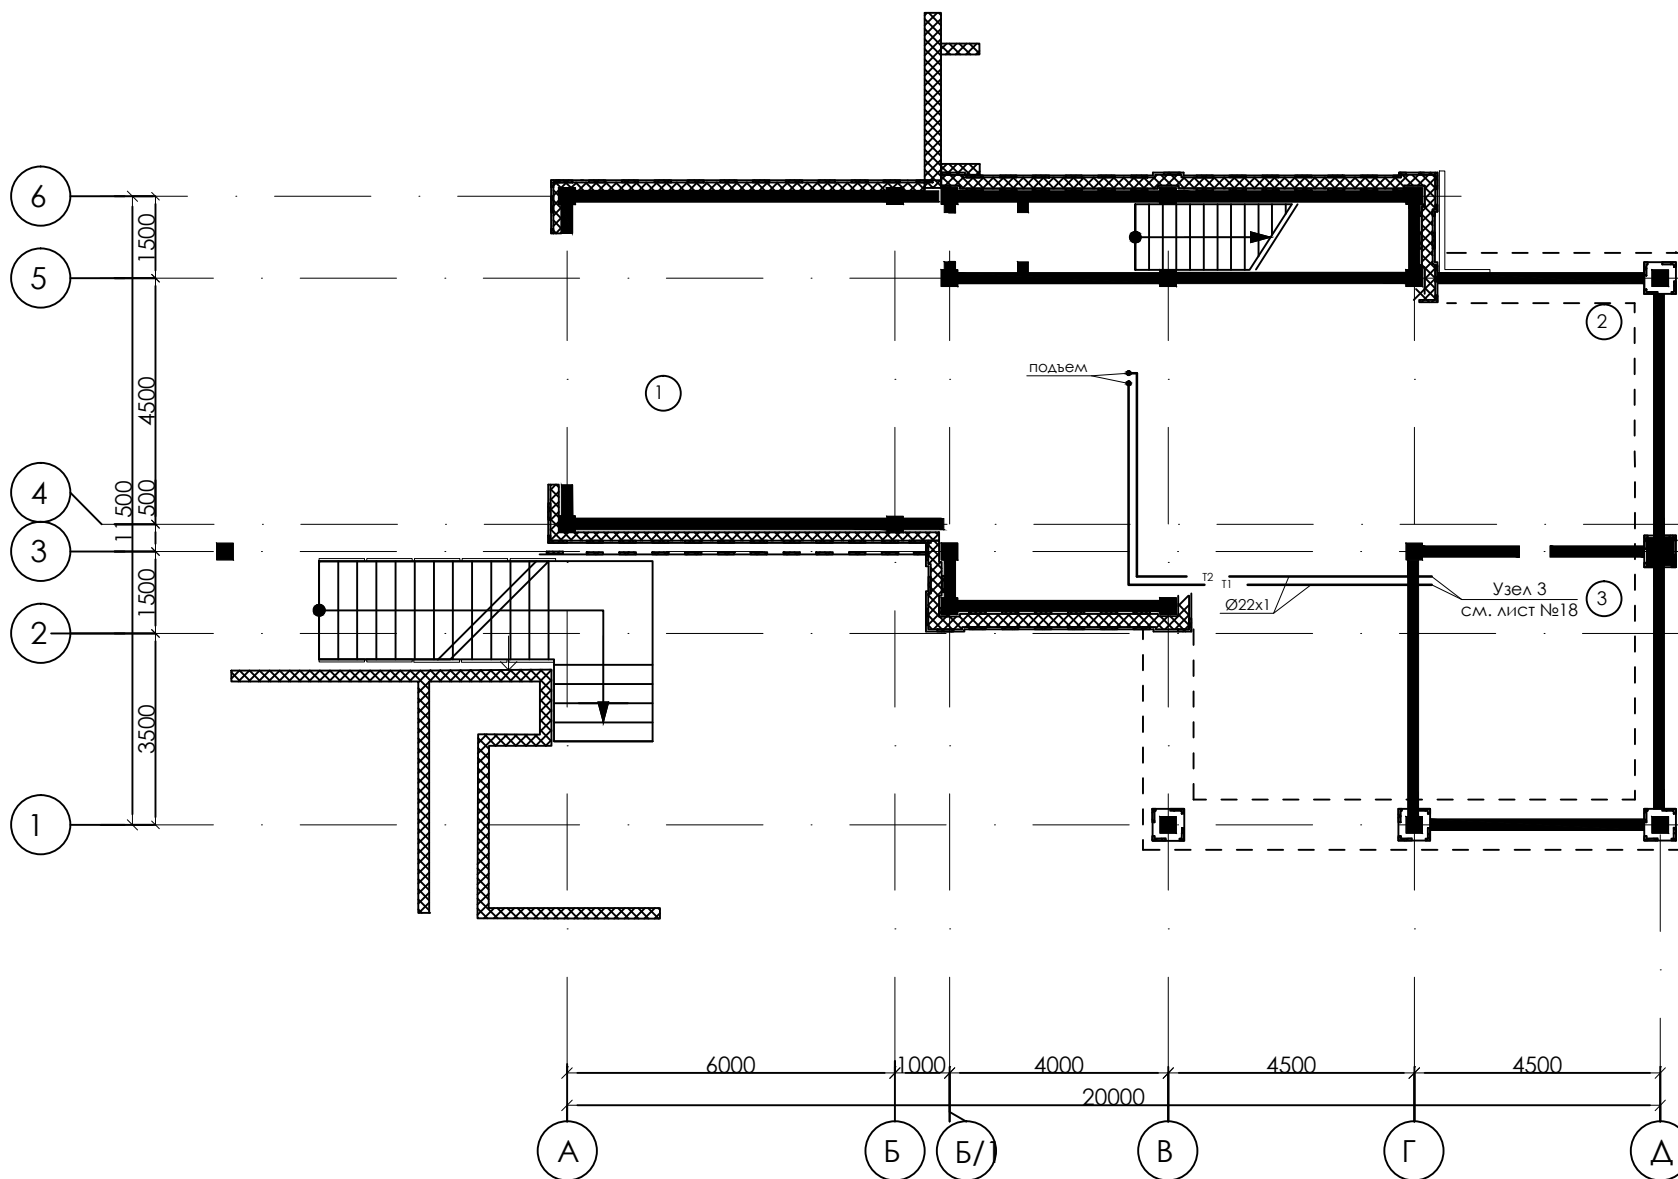

Экспликация помещений.

№ по плану	Наименование помещений	площадь, м²
1.	гараж	39,76
2.	электрощитовая с ЛК на 1-й этаж	17,00
3	тепловой, водомерный узел	16,04

Общая площадь цокольного этажа составляет: 72,8 м².



ООО АПМ
"ОБРАЗ ГОРОДА"


План цокольного
этажа на отм. -3.000

Наименование листа

Стадия	часть	шифр	Масштаб	№ док.	№ лист	№ листов
Р	АР	05-12	1:100		10	
ИЗМ.						

Иркутский район, 19-й км Байкальского тракта,
СНТ "Сигнал", ул. Грушевая, 23.

ПРОЕКТ: Индивидуальный жилой дом.

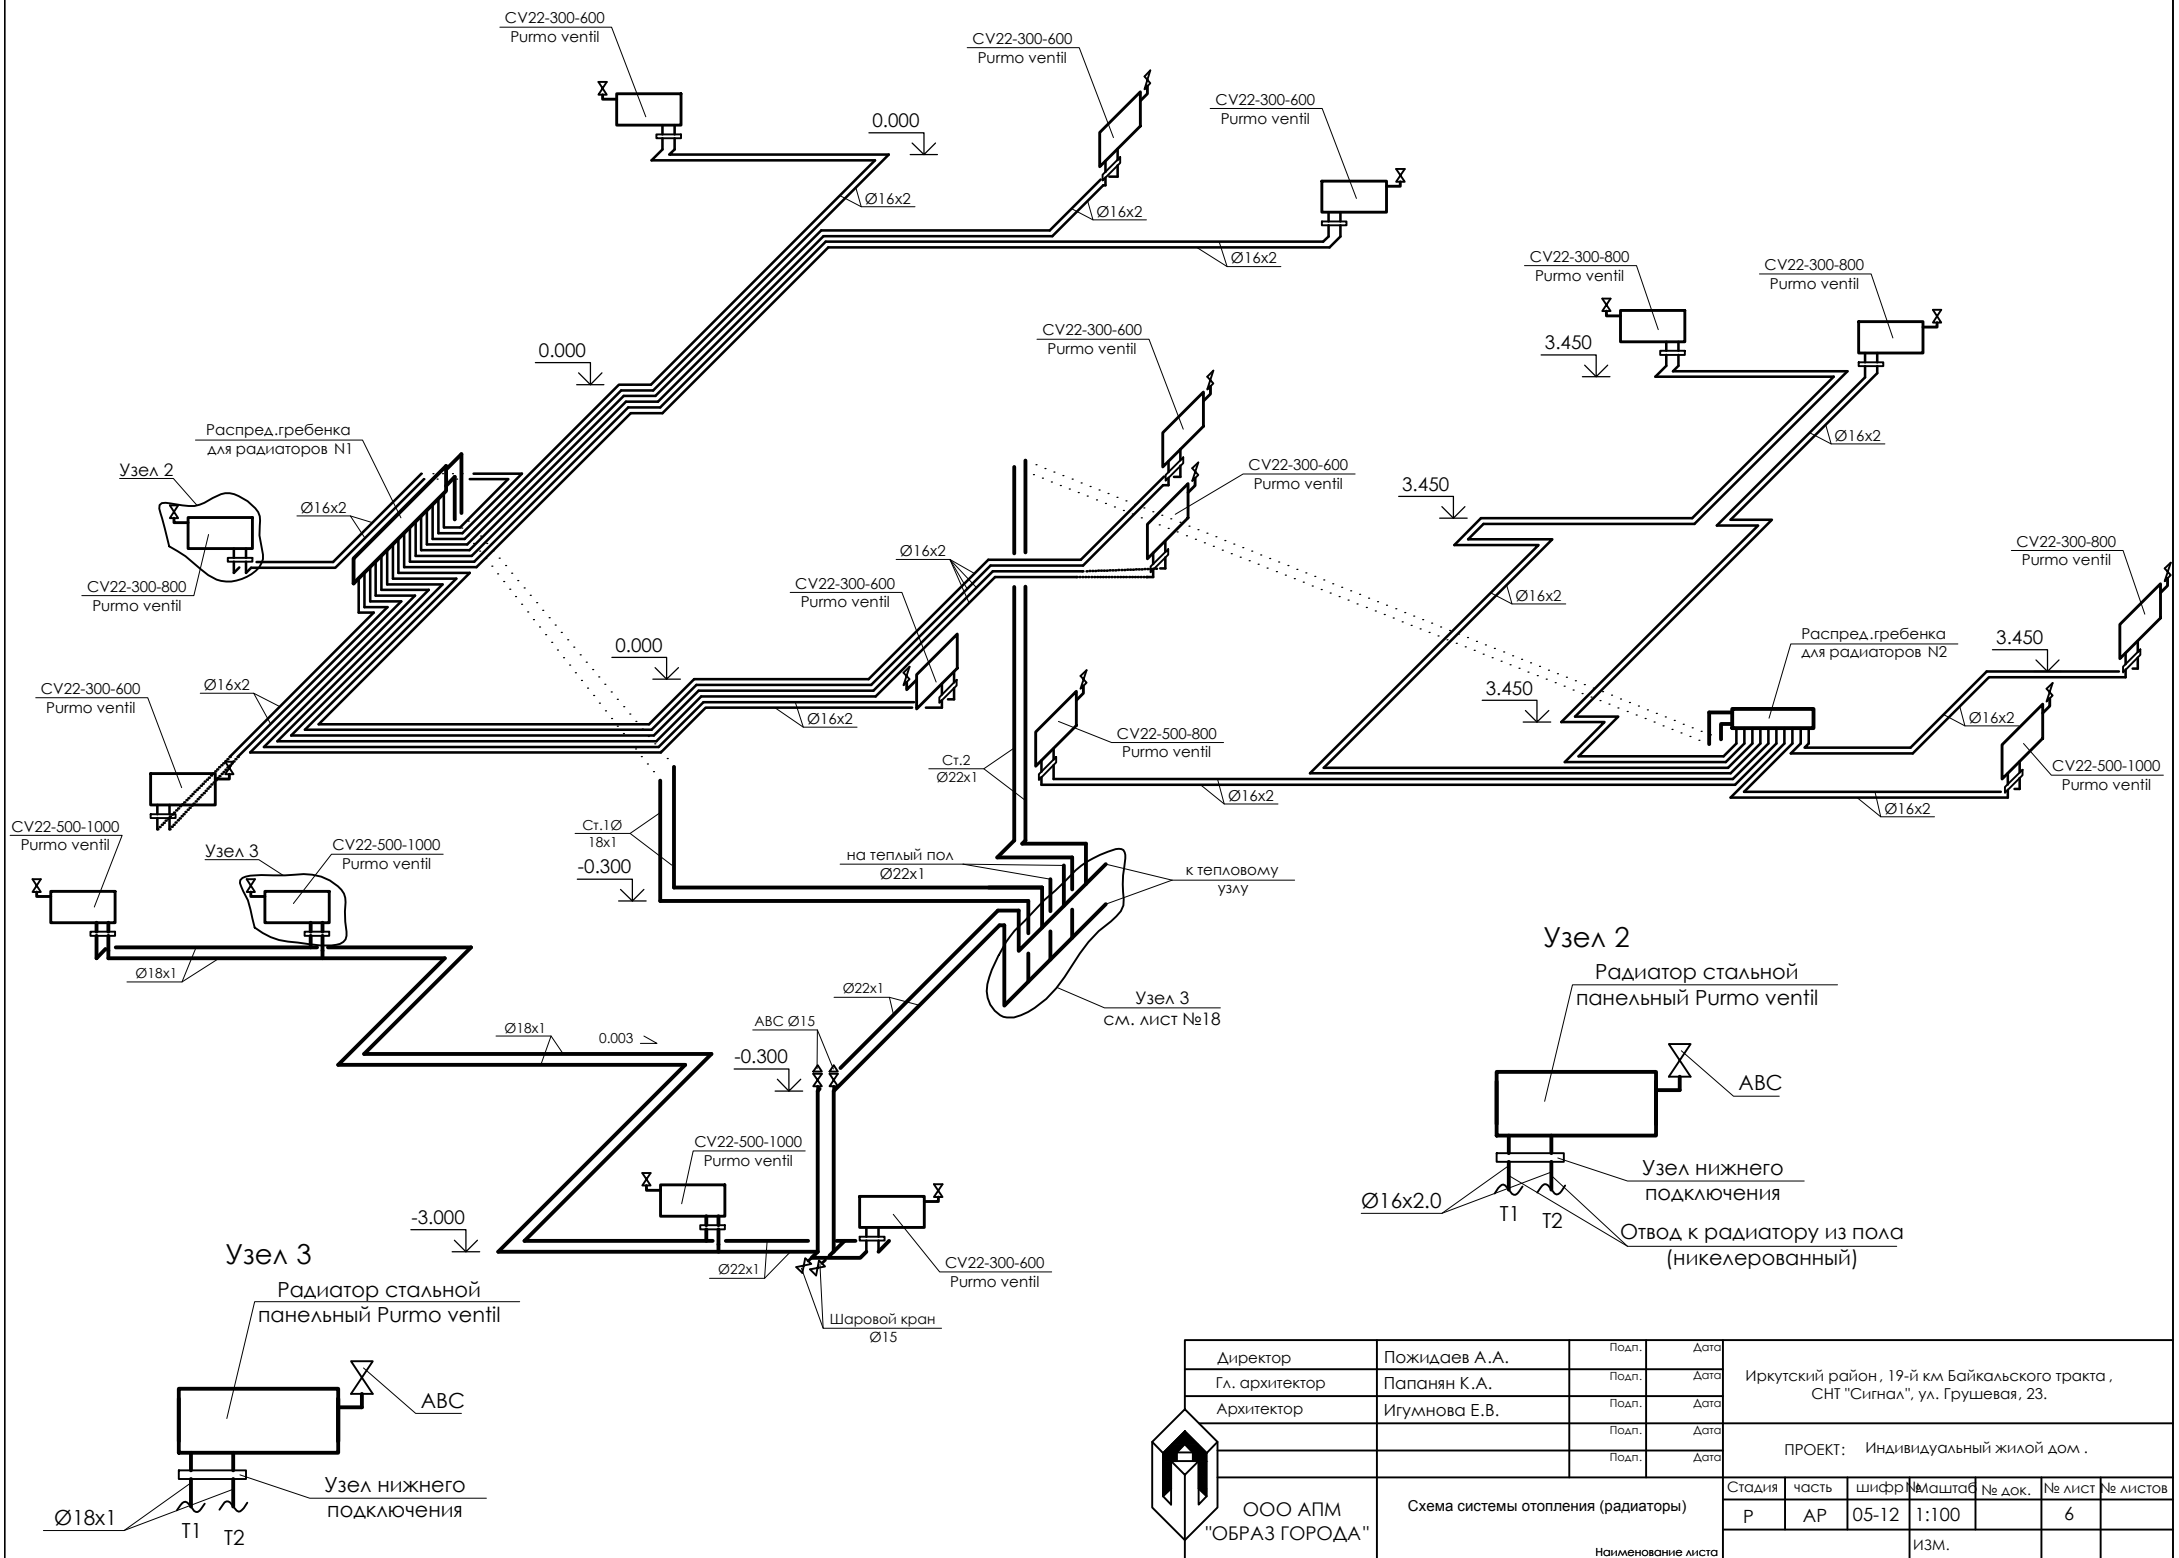

	Директор	Пожидаев А.А.	Подл.	Дата	Иркутский район, 19-й км Байкальского тракта , СНТ "Сигнал", ул. Грушевая, 23.							
	Гл. архитектор	Папанян К.А.	Подл.	Дата								
	Архитектор	Игумнова Е.В.	Подл.	Дата								
				Подл.	Дата	ПРОЕКТ: Индивидуальный жилой дом .						
				Подл.	Дата							
ООО АПМ "ОБРАЗ ГОРОДА"	Схема системы отопления (радиаторы)				Стадия	часть	шифр	Масштаб	№ док.	№ лист	№ листов	
					Р	АР	05-12	1:100		6		
	Наименование листа							ИЗМ.				


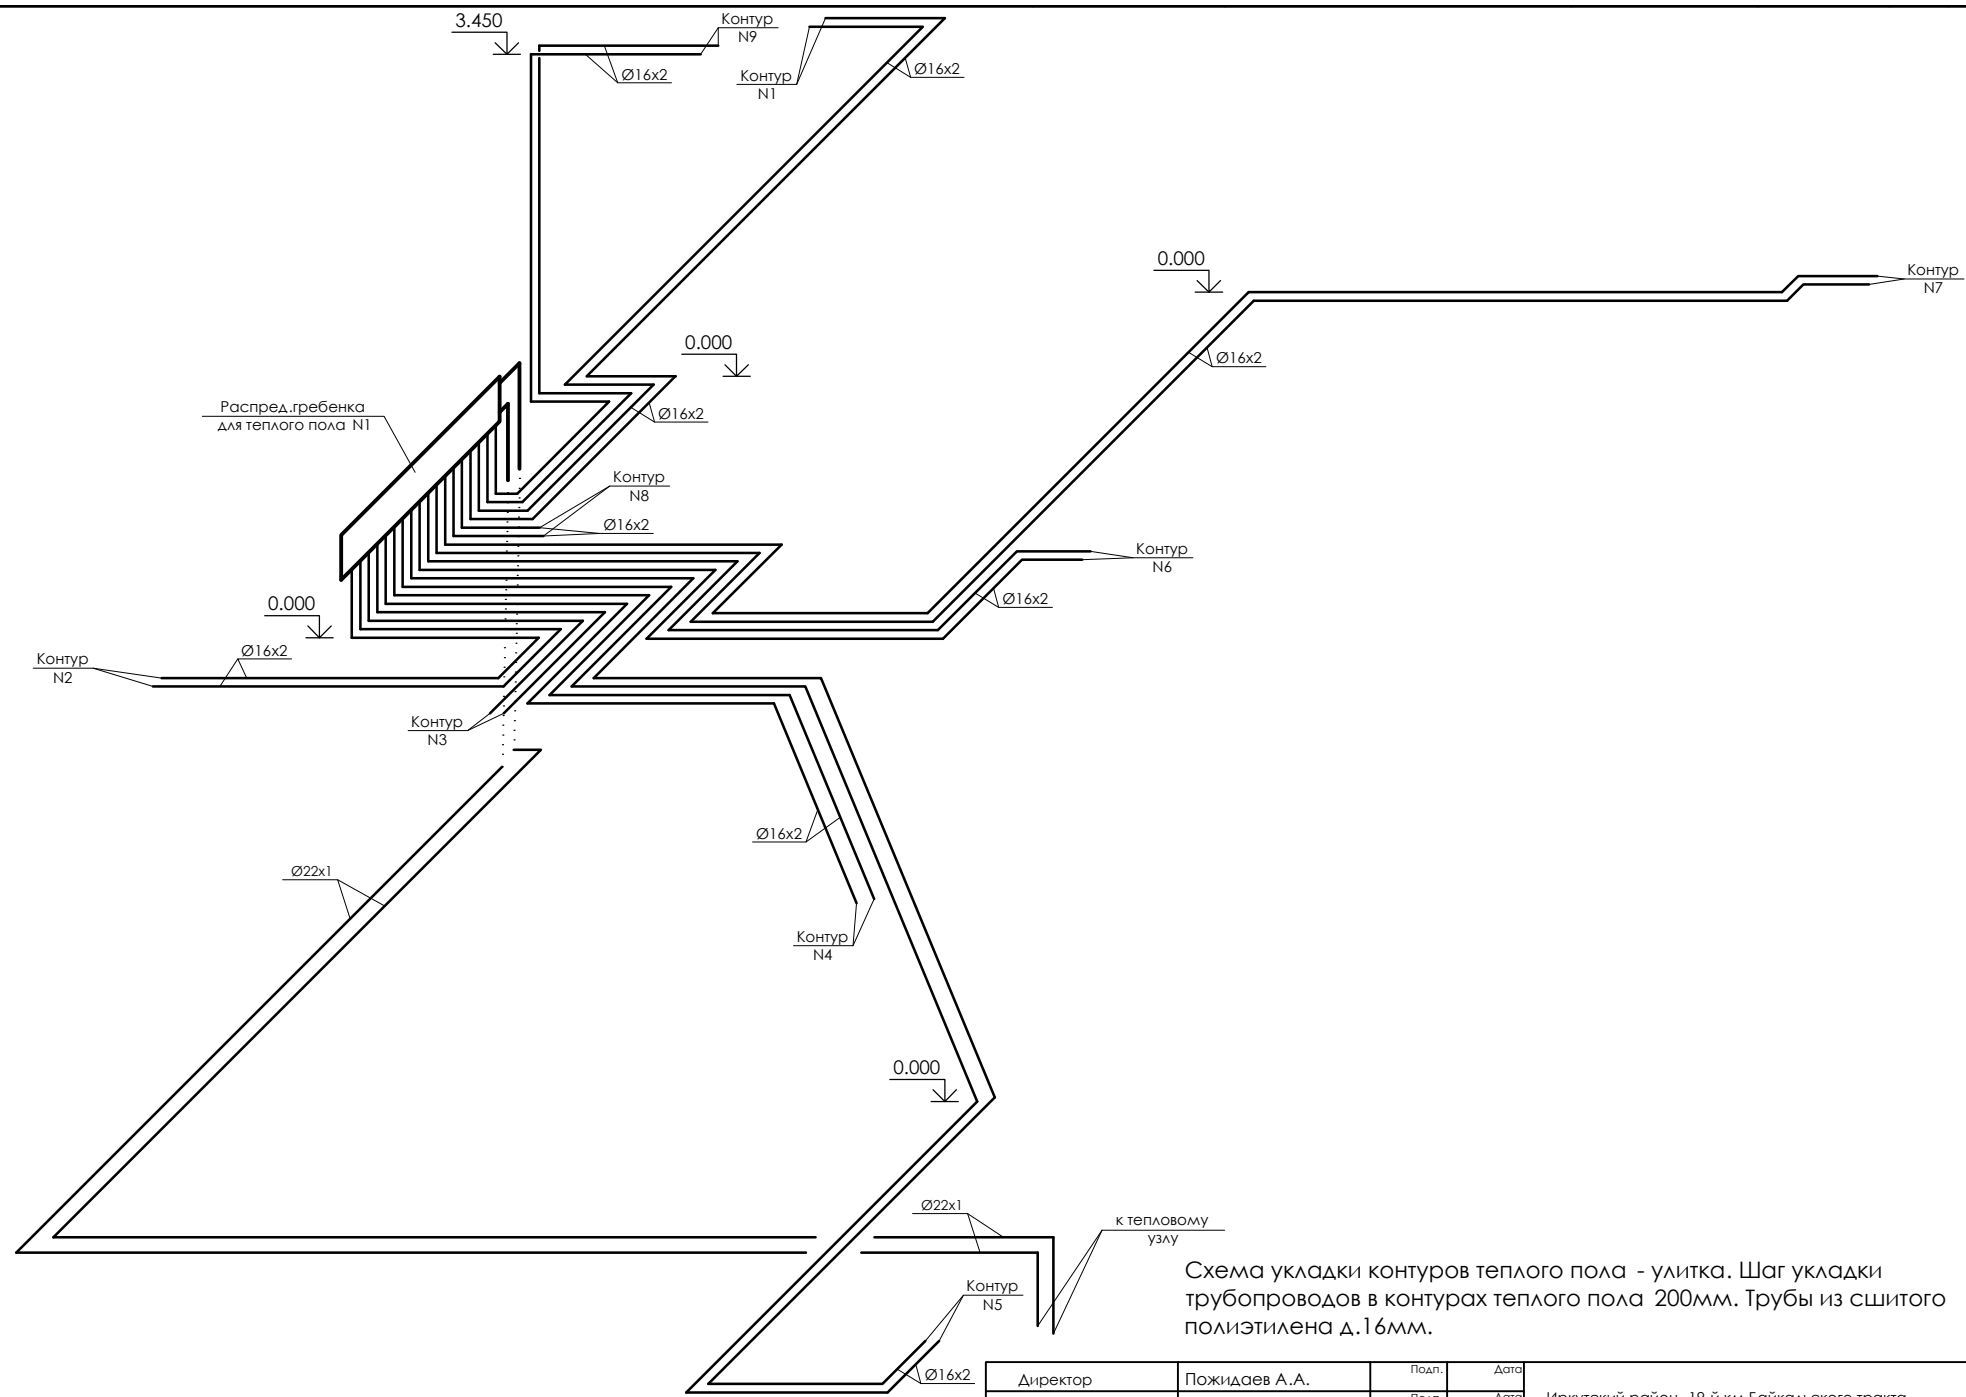


Схема укладки контуров теплого пола - улитка. Шаг укладки трубопроводов в контурах теплого пола 200мм. Трубы из сшитого полиэтилена д.16мм.

16x2	Директор	Пожидаев А.А.	Подп.	Дата	Иркутский район , 19-й км Байкальского тракта , СНТ "Сигнал", ул. Грушевая, 23.						
	Гл. архитектор	Папанян К.А.	Подп.	Дата							
	Архитектор	Игумнова Е.В.	Подп.	Дата							
			Подп.	Дата	ПРОЕКТ: Индивидуальный жилой дом .						
			Подп.	Дата							
	ООО АПИМ "ОБРАЗ ГОРОДА"	Схема системы отопления (теплый пол)			Стадия	часть	шифр	Масштаб	№ док.	№ лист	№ листов
					Р	АР	05-12	1:100		19	
					Наименование листа			ИЗМ.			




1. Шаровой кран;
2. Балансировочный клапан;
3. Автоматический воздухопускник;
4. Сливной вентиль.

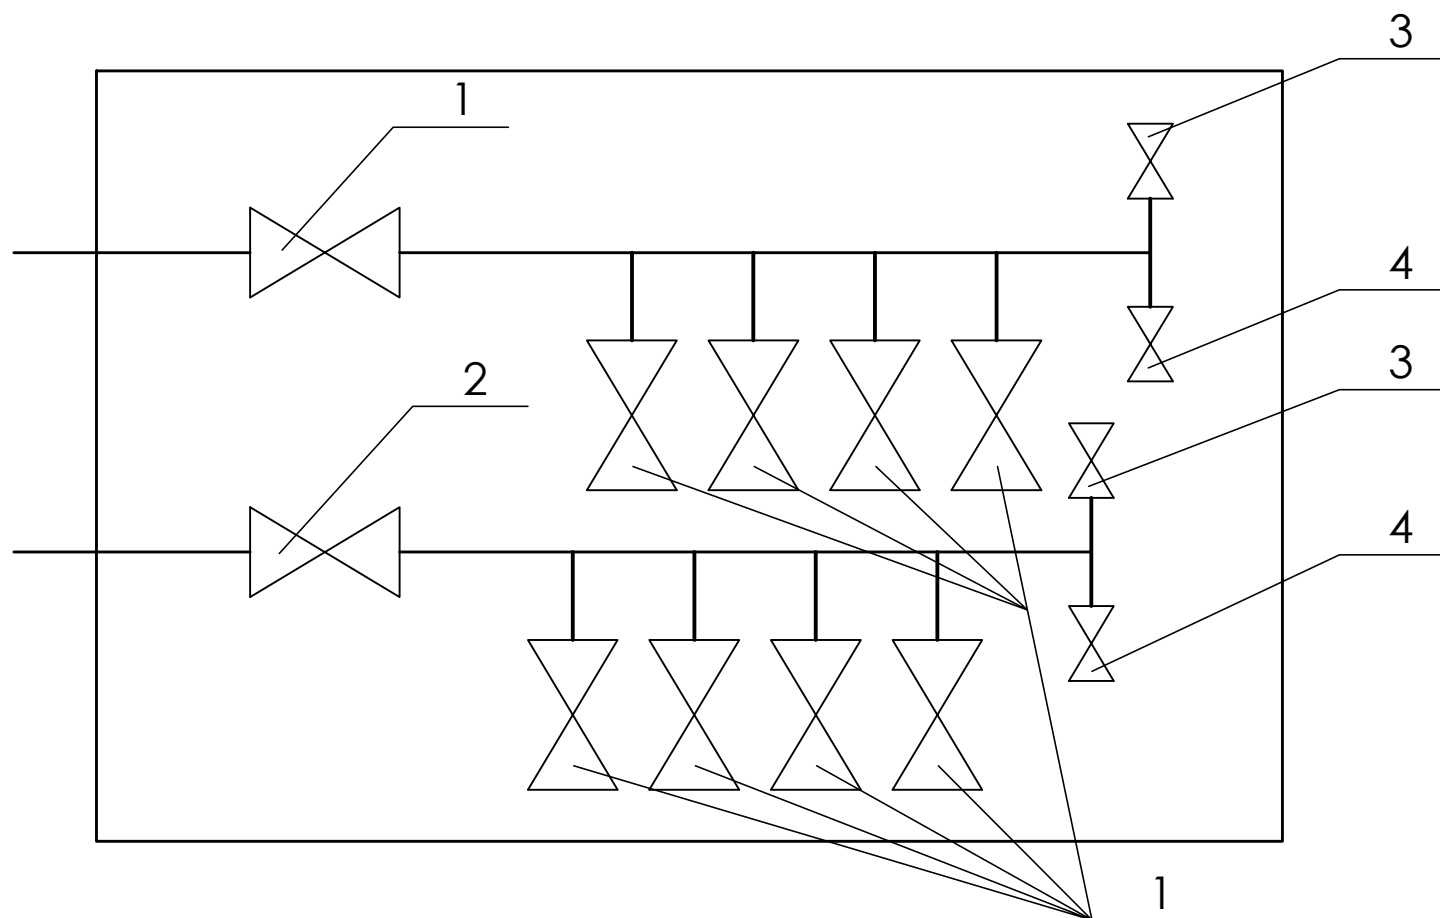

	Директор	Пожидаев А.А.	Подп.	Дата	Иркутский район, 19-й км Байкальского тракта, СНТ "Сигнал", ул. Грушевая, 23.						
	Гл. архитектор	Папанян К.А.	Подп.	Дата							
	Архитектор	Игумнова Е.В.	Подп.	Дата							
			Подп.	Дата	ПРОЕКТ: Индивидуальный жилой дом .						
			Подп.	Дата							
ООО АПМ "ОБРАЗ ГОРОДА"	Принципиальная схема распределительной ребенки для радиаторов				Стадия	часть	шифр	Масштаб	№ док.	№ лист	№ листов
					Р	АР	05-12	1:100		16	
					ИЗМ.						


Принципиальная схема распределительной
ребенки для радиаторов

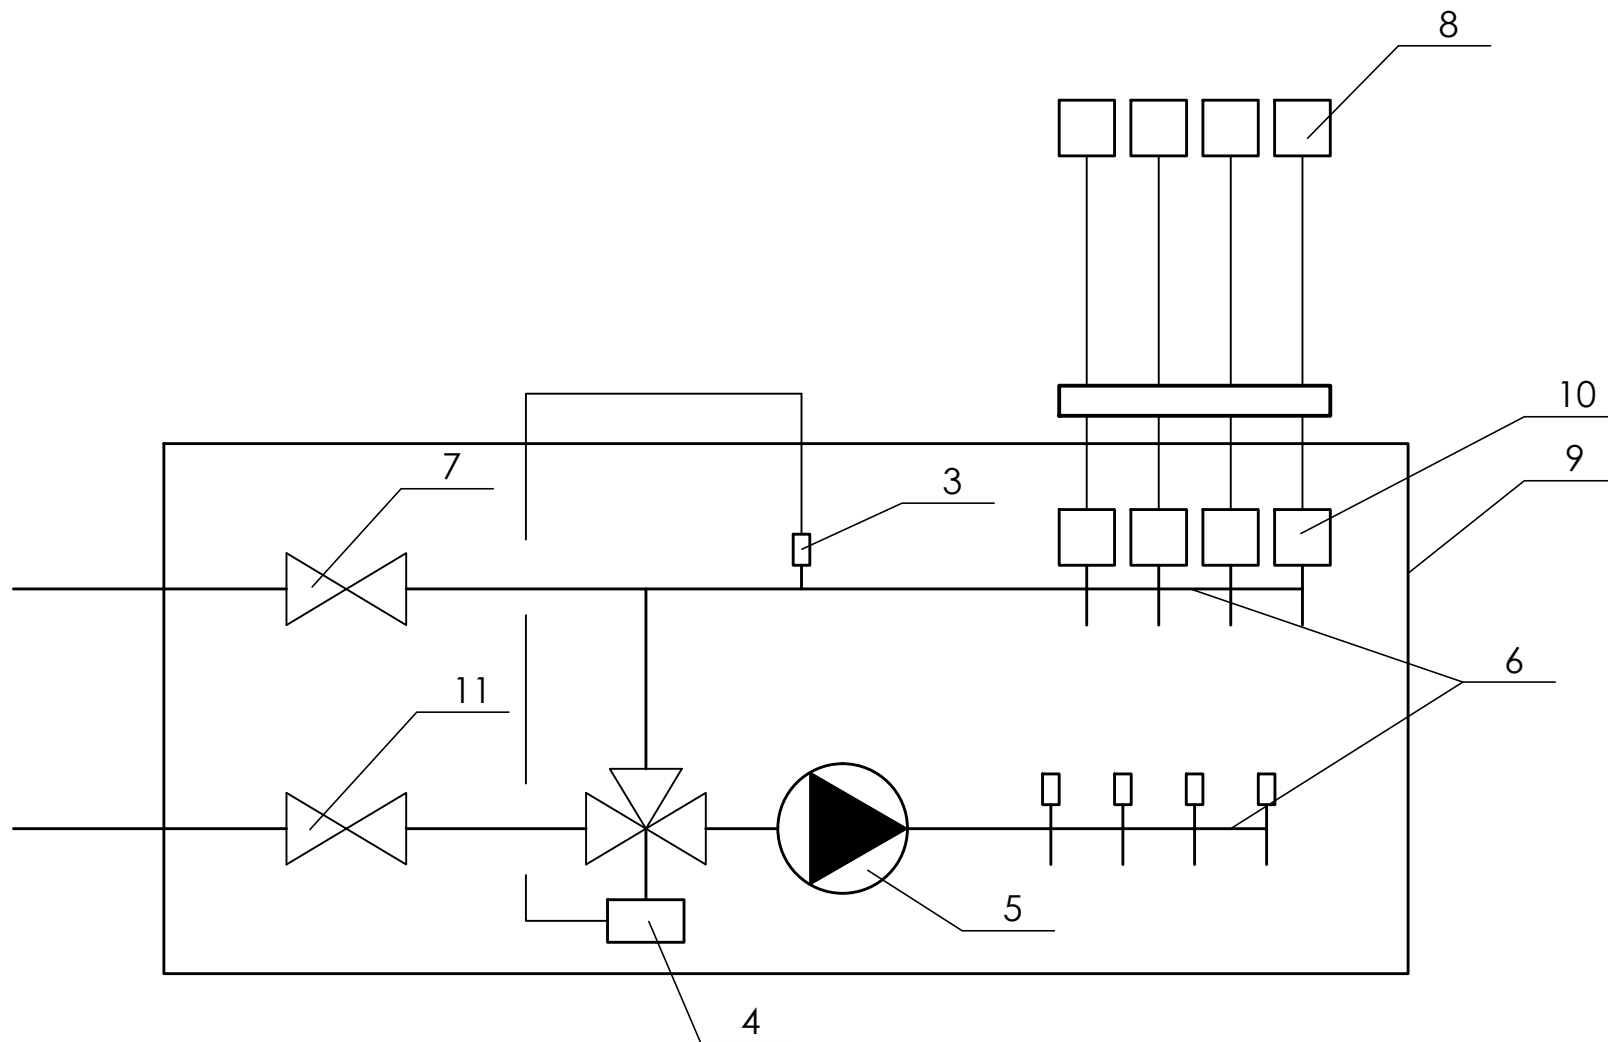

2. Контроллер Uronor C-33, 6 каналов проводной;
 3,4,5 Нссосно-смесительный блок Uronor PUSH 23A;
 6. Коллектор Uronor с расходомерами;
 7. Кран шаровой;
 8. Термостат Uronor T-37 проводной;
 9. Монтажный шкаф;
 10. Исполнительный механизм Uronor ST 24B для стального коллектора M30x1,5BP;
 11. Кран шаровой.


	Директор	Пождаев А.А.	Подп.	Дата	Иркутский район, 19-й км Байкальского тракта, СНТ "Сигнал", ул. Грушевая, 23.						
	Гл. архитектор	Папанян К.А.	Подп.	Дата							
	Архитектор	Игумнова Е.В.	Подп.	Дата							
			Подп.	Дата	ПРОЕКТ: Индивидуальный жилой дом .						
			Подп.	Дата							
ООО АПМ "ОБРАЗ ГОРОДА"		Принципиальная схема распределительной ребенки для теплого пола			Стадия	часть	шифр	Масштаб	№ док.	№ лист	№ листов
		Наименование листа			Р	АР	05-12	1:100		20	
								ИЗМ.			

1. Кран шаровой Ø20.
2. Кран шаровой Ø25.
3. Кран с дренажем Ø20.
4. Обратный клапан Ø20.
5. Обратный клапан Ø25.
6. Предохранительный клапан Ø20 (6бар).
7. Автовоздухоспускник Ø15.
8. Манометр.
9. Фильтр Ø20.
10. Фильтр Ø25.
11. Термометр.
12. Сетевой насос WILO Star-RS 25/4 1 ф.
13. Датчик сухого хода.
14. Ручной насос Nira Ø20.
15. Расширительный бак V=50л.
16. Эл.котел N=15кВт.

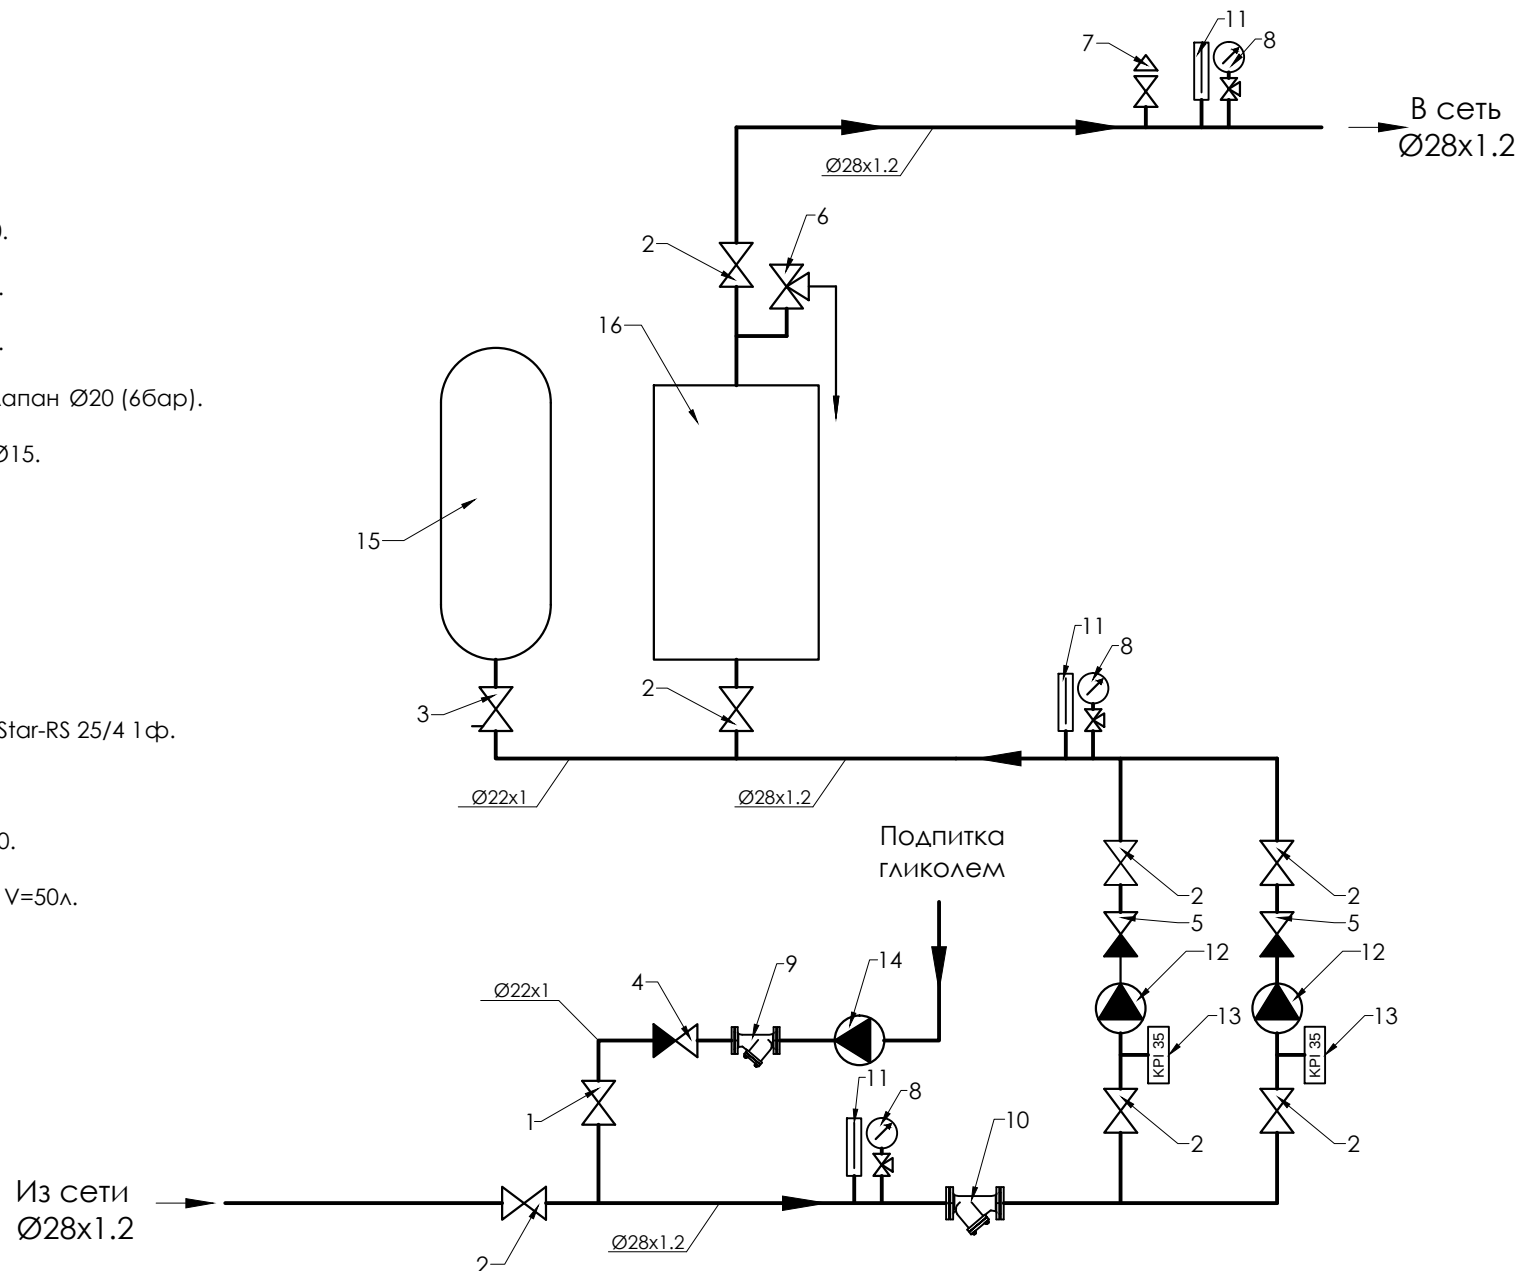

	Директор	Пождаев А.А.	Подп.	Дата	Иркутский район, 19-й км Байкальского тракта , СНТ "Сигнал", ул. Грушевая, 23.						
	Гл. архитектор	Папанян К.А.	Подп.	Дата							
	Архитектор	Игумнова Е.В.	Подп.	Дата							
			Подп.	Дата	ПРОЕКТ: Индивидуальный жилой дом .						
			Подп.	Дата							
ООО АПМ "ОБРАЗ ГОРОДА"	Принципиальная схема теплового узла				Стадия	часть	шифр	Масштаб	№ док.	№ лист	№ листов
					Р	АР	05-12	1:100		17	
					Наименование листа				ИЗМ.		

Узел 1

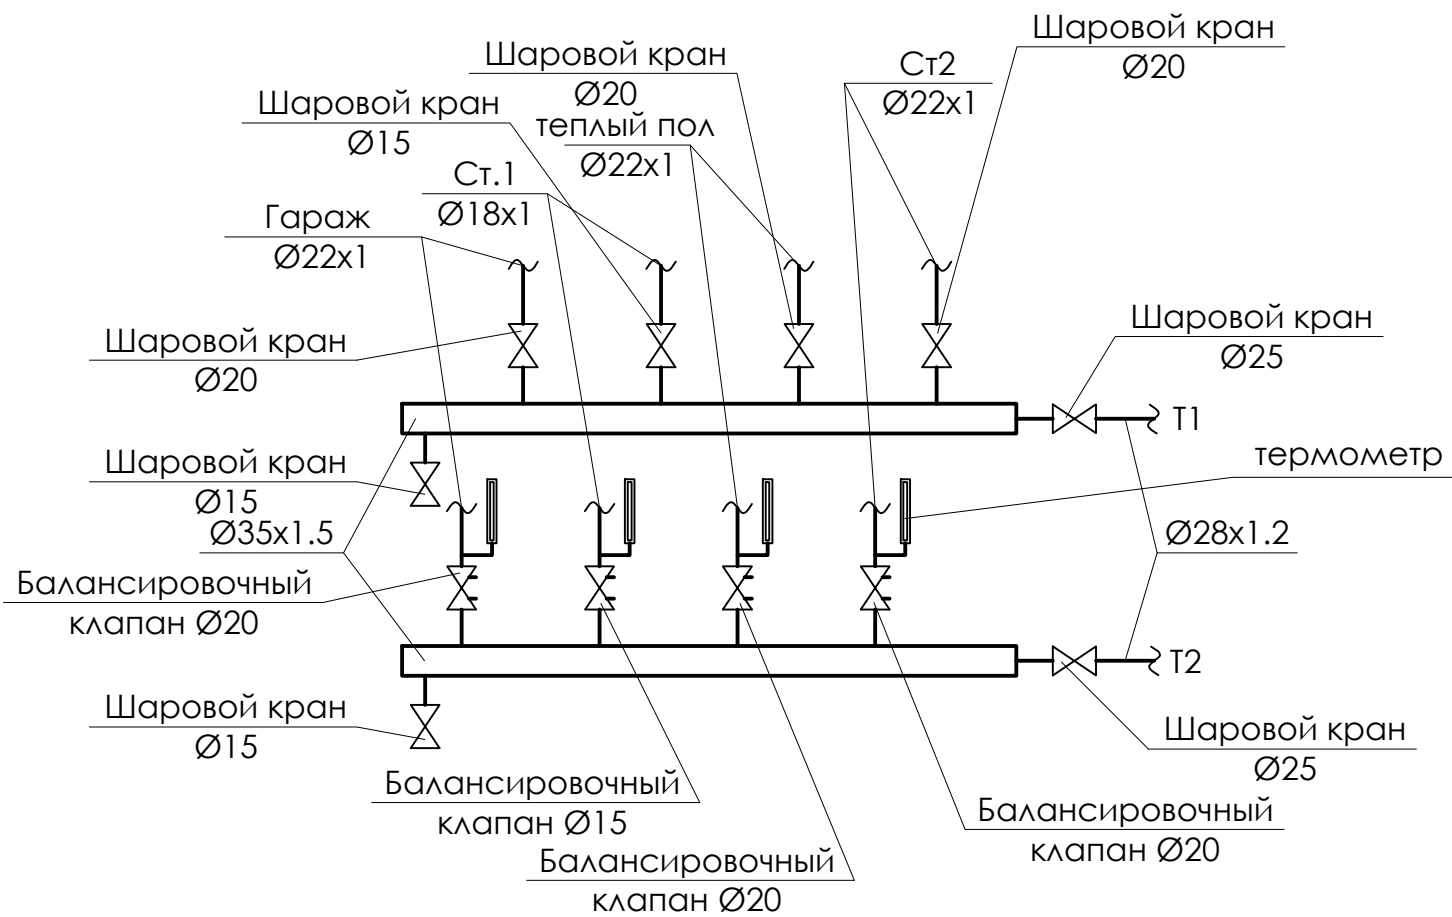

Директор	Пожидаев А.А.	Подп.	Дата
Гл. архитектор	Папанян К.А.	Подп.	Дата
Архитектор	Игумнова Е.В.	Подп.	Дата
		Подп.	Дата
		Подп.	Дата

Иркутский район, 19-й км Байкальского тракта,
СНТ "Сигнал", ул. Грушевая, 23.

ПРОЕКТ: Индивидуальный жилой дом.



ООО АПМ
"ОБРАЗ ГОРОДА"

Узел 1

Наименование листа

Стадия	часть	шифр	Масштаб	№ док.	№ лист	№ листов
Р	АР	05-12	1:100		18	
			ИЗМ.			