


План 2 этажа

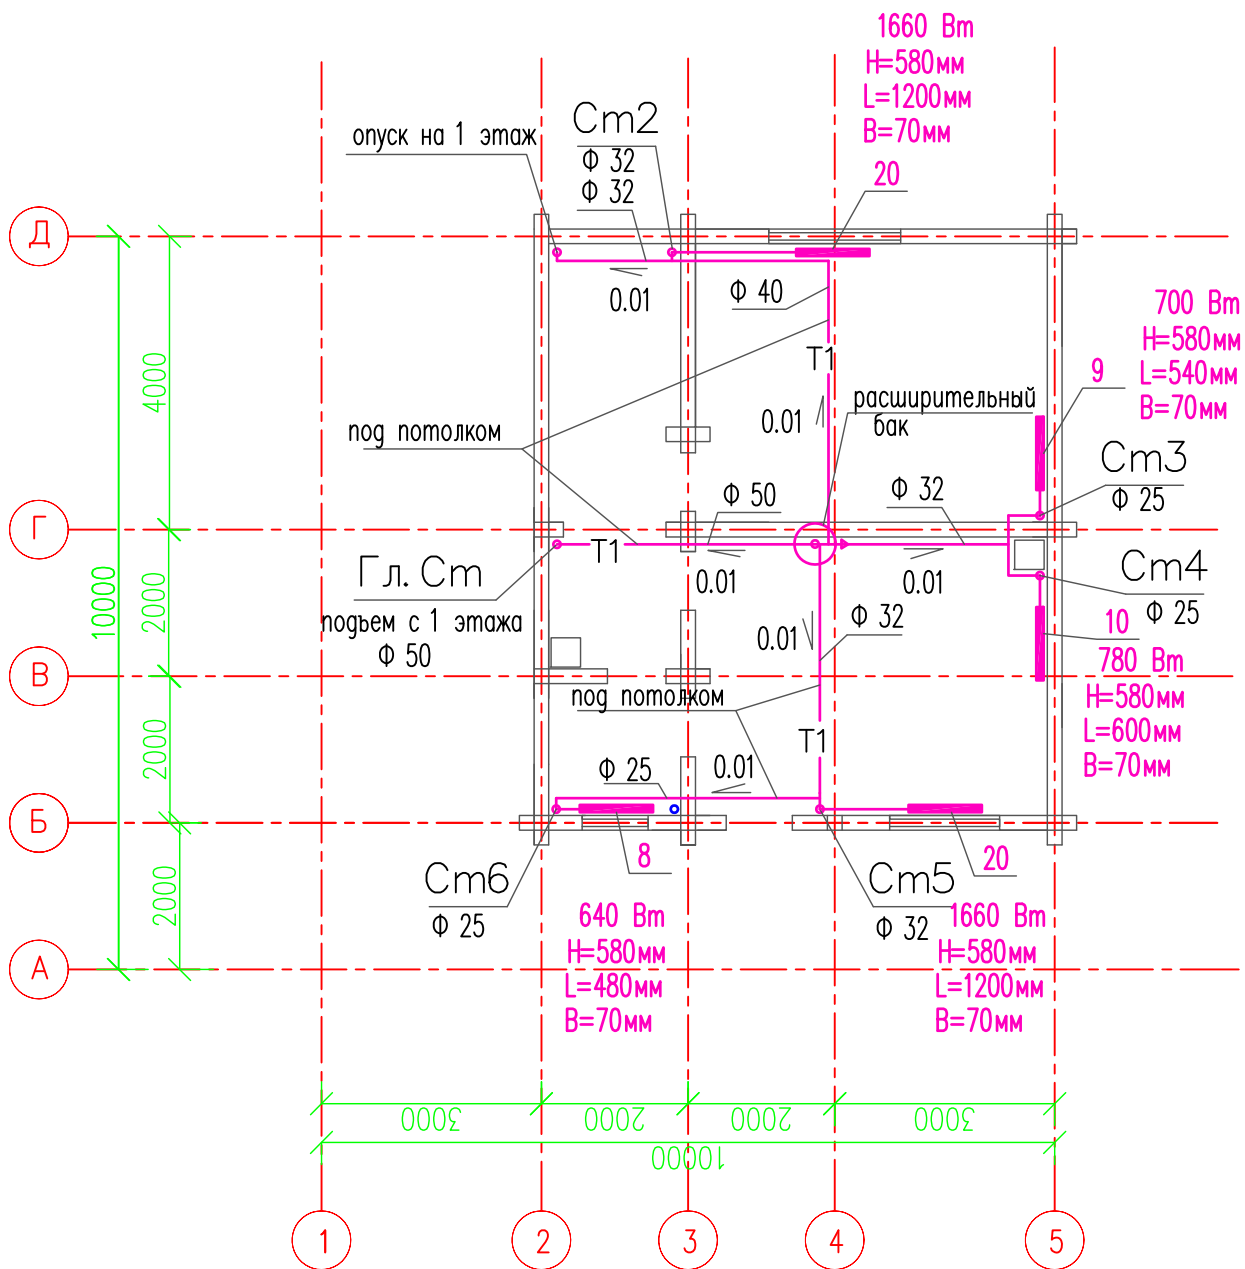

						ОВ			
						Компегж			
Изм.	Кол.уч.	Лист	N док	Подпись	Дата				
Разраб.		Ляпина				Отопление	Стадия	Лист	Листов
							Р	5	
						План 2 этажа			